


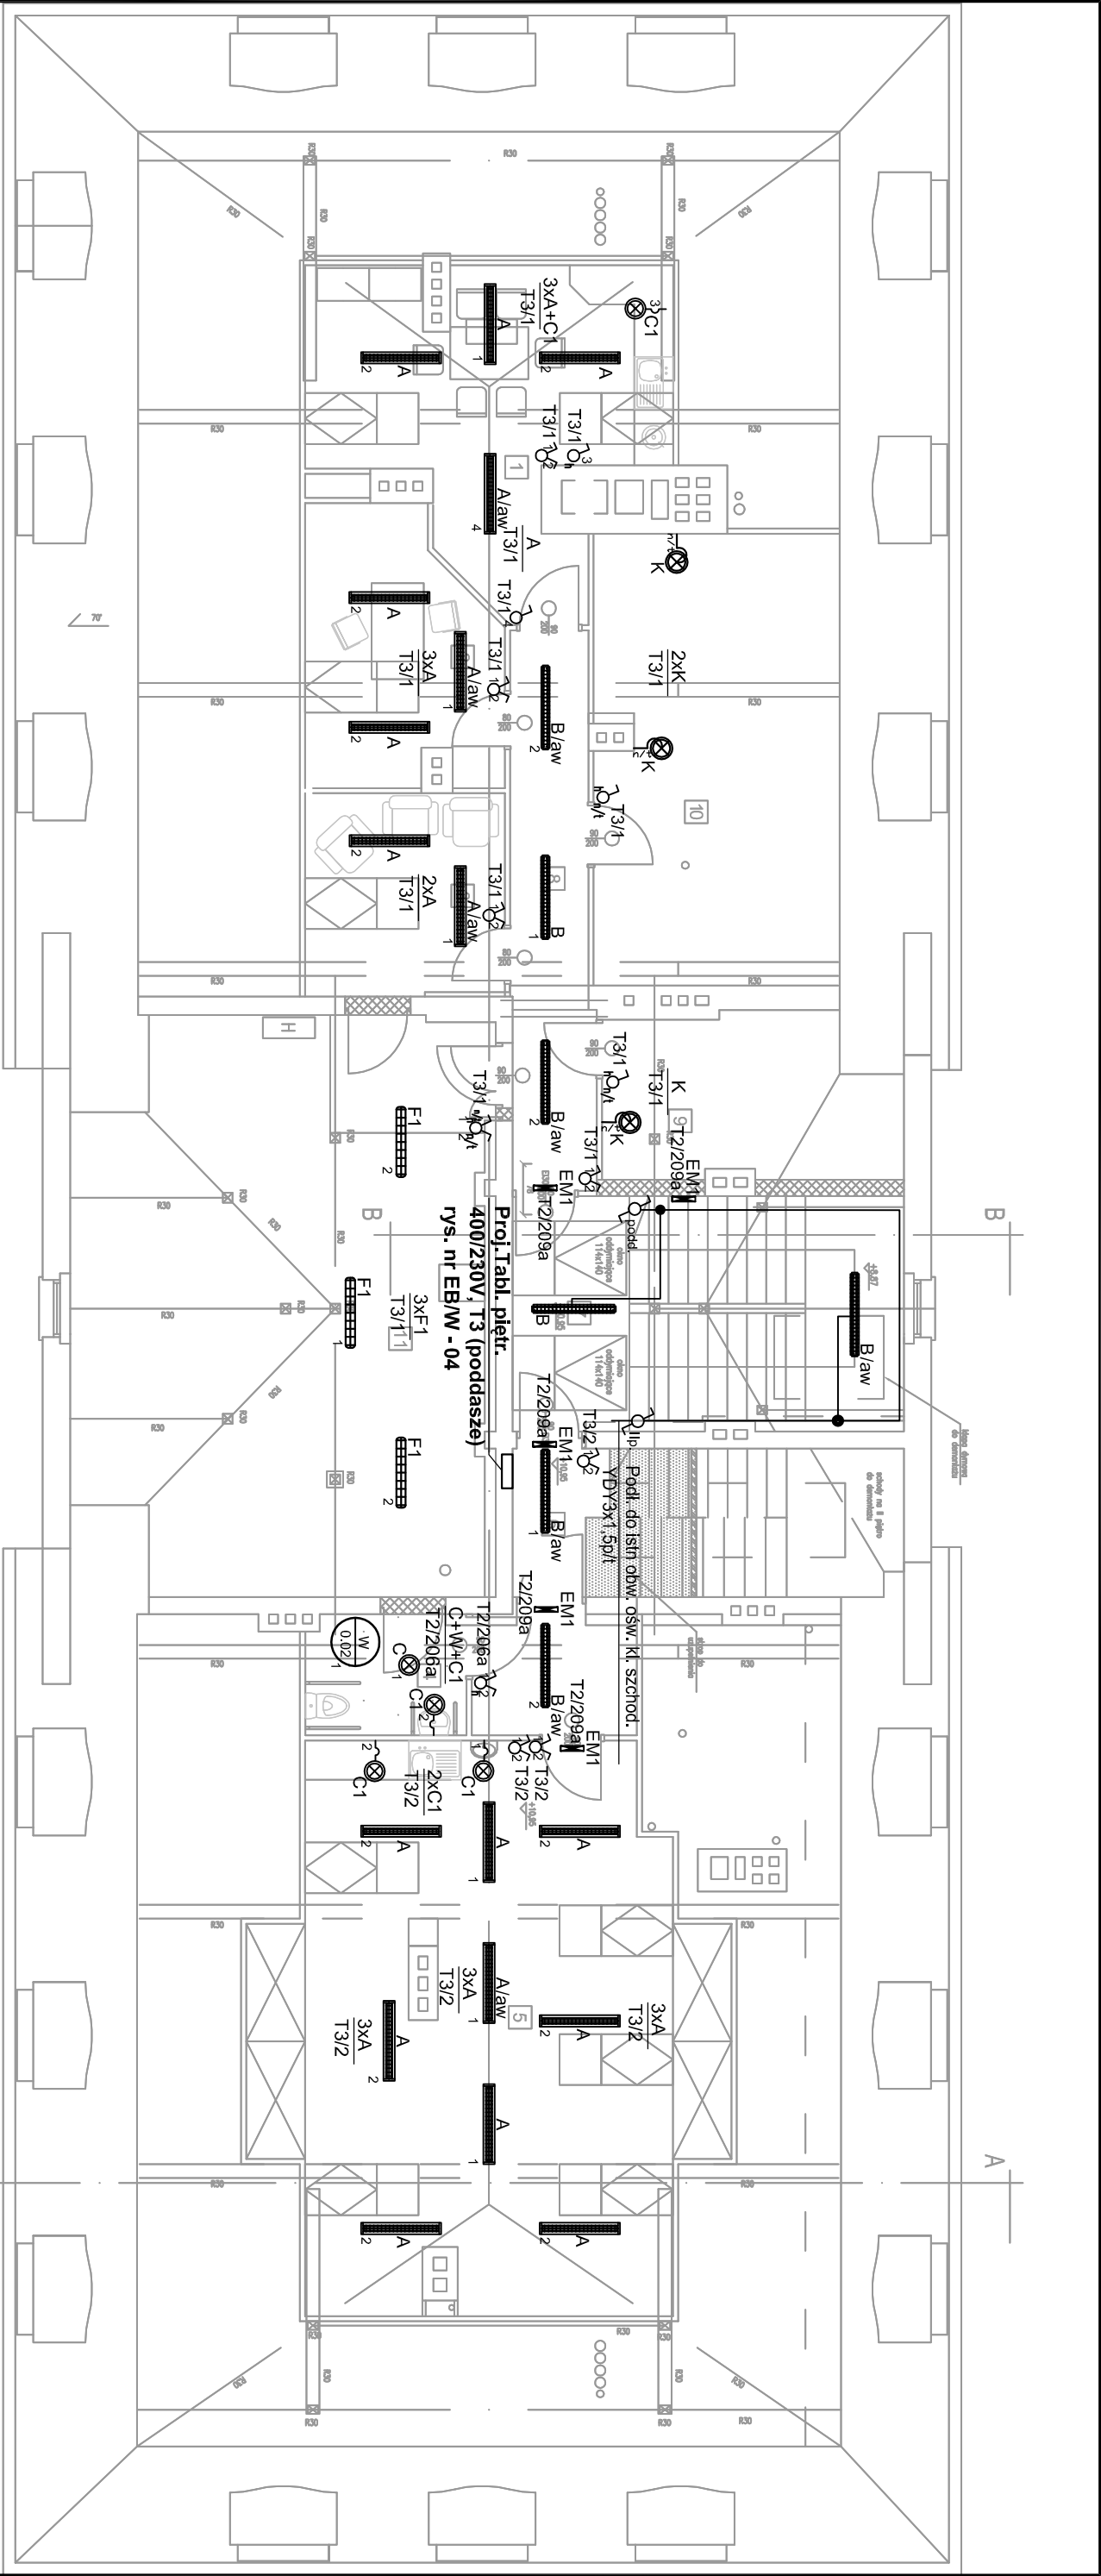

Oznaczenia:

- Oprawa, nastropowa, z rastrem Al-Darklight, ze św. 2xT8 36W; typu ACPD 2/36 EVG. (L-LIGHT)
- Oprawa, nastropowa, z rastrem Al-Darklight, ze św. 2xT8 36W; typu ACPD 2/36 EVG - AW/1h.
- Oprawa, nastropowa, z kłosem, IP54 ze św. 2xT8 36W; typu DPX 2/36 EVG. (L-LIGHT)
- Oprawa, nastropowa, z kłosem, IP54 ze św. 2xT8 36W; typu DPX 2/36 EVG. - AW/1h.
- z układem zasil. awar. 1godz. (L-LIGHT)
- Oprawa, nastropowa, ze św. 2xT8 36W; system COSMO1, typu CO1.236 EVG-E, IP65
- Oprawa, nastropowa, ze św. 2xTCL 18W; IP44 system BASE BN.N218EVG
- Oprawa, nastropowa, ze św. 2xTC-S 9W; IP44 system BASE BN.N29EVG
- Oprawa ścienna, ze św. kompakt, TC-D 1x18W, system PF-100.S1, IP54.
- Oprawa ośw. awaryjnego ścienna jednostronna, indyw. nadz. (ATI), 1h, praca awar. (TA), 1,2W LED, typu OP1-A1,2TA1N

- Łącznik klawiszowy 1bieg.-uniwers. IP44, 16A,230V p/t, + klawisz, + ramka, typu FLORENA
- Łącznik klawiszowy 2grup. świecznikowy, 16A,230V p/t, + klawisz, + ramka, typu OFLORENA
- Łącznik klawiszowy 2grup. świecznikowy, IP44, 16A,230V p/t, + klawisz, + ramka, typu FLORENA
- Łącznik klawiszowy 2obw. schodowy, 16A,230V p/t, + klawisz, + ramka, typu FLORENA
- Łącznik klawiszowy 1bieg.-uniwers. IP55, 16A,230V n/t, typu HERMETICA
- Wentylator wywiewny nakraskowy 230VAC, 20W

nr	Nazwa pomieszczenia	posadzka	Powierzchnia całkowita	Powierzchnia użytkowa
1.	Pokój socjalny	Panele podłogowe	21,38	
2.	Gabinet psychologa	Panele podłogowe	11,55	
3.	Pokój muzykoterapii	Panele podłogowe	9,56	
4.	wc	Płytki ceramiczne	4,54	
5.	Sala terapii zajęciowej	Panele podłogowe	54,92	
6.	korytarz	Panele podłogowe	11,43	
7.	Klatka schodowa	Płytki ceramiczne	21,53	
8.	korytarz	Panele podłogowe	10,36	
9.	magazynek	Panele podłogowe	10,66	
10	stych	Panele podłogowe	24,38	
11	Stych - suszarnia	Płytki ceramiczne	54,59	

TEMAT OPRACOWANIA:

Przebudowa budynku DPS "Zameczek" wraz ze zmianą sposobu użytkowania części stychu na pomieszczenia do terapii i zaplecze socjalne

w ramach zadania "Modernizacja dachu DPS Zameczek w Kuźni Niebrowskiej"

PROJEKTOWAŁ:

Wit Wilk

upr.nr 31091

SPRAWDZIŁ:

mgr inż. Krzysztof Kolonko

upr.nr 147182

TRZĘŚĆ RYSUNKU:

INSTALACJE ELEKTRYCZNE

Poddasze, Plan instalacji oświetleniowej i inst. oświetlenia awaryjnego.

BRUNDA:

E

DATA:

11/2015

PRZEW:

PBW

SKALA:

1:100

NR RYSUNKU:

EB/W

-02

KONTUR

Bogda Matoga

ul. Architektów 158 b

44 - 151 Gliwice