


- OZNACZENIA
- Złota woda
 - Ciepła woda
 - Kanalizacja sanitarna grawitacyjna
 - Kanalizacja sanitarna ciśnieniowa
 - Um - Ummywarka
 - M - Miska ustępowa
 - ZI - Zlew
 - API - Agregat pompowy VORTOLIFT ZSP/UT
 - APIL - Agregat pompowy VORTOLIFT 3K
 - PW2 - Pion wodny
 - PK2 - Pion kanalizacyjny sanitarny

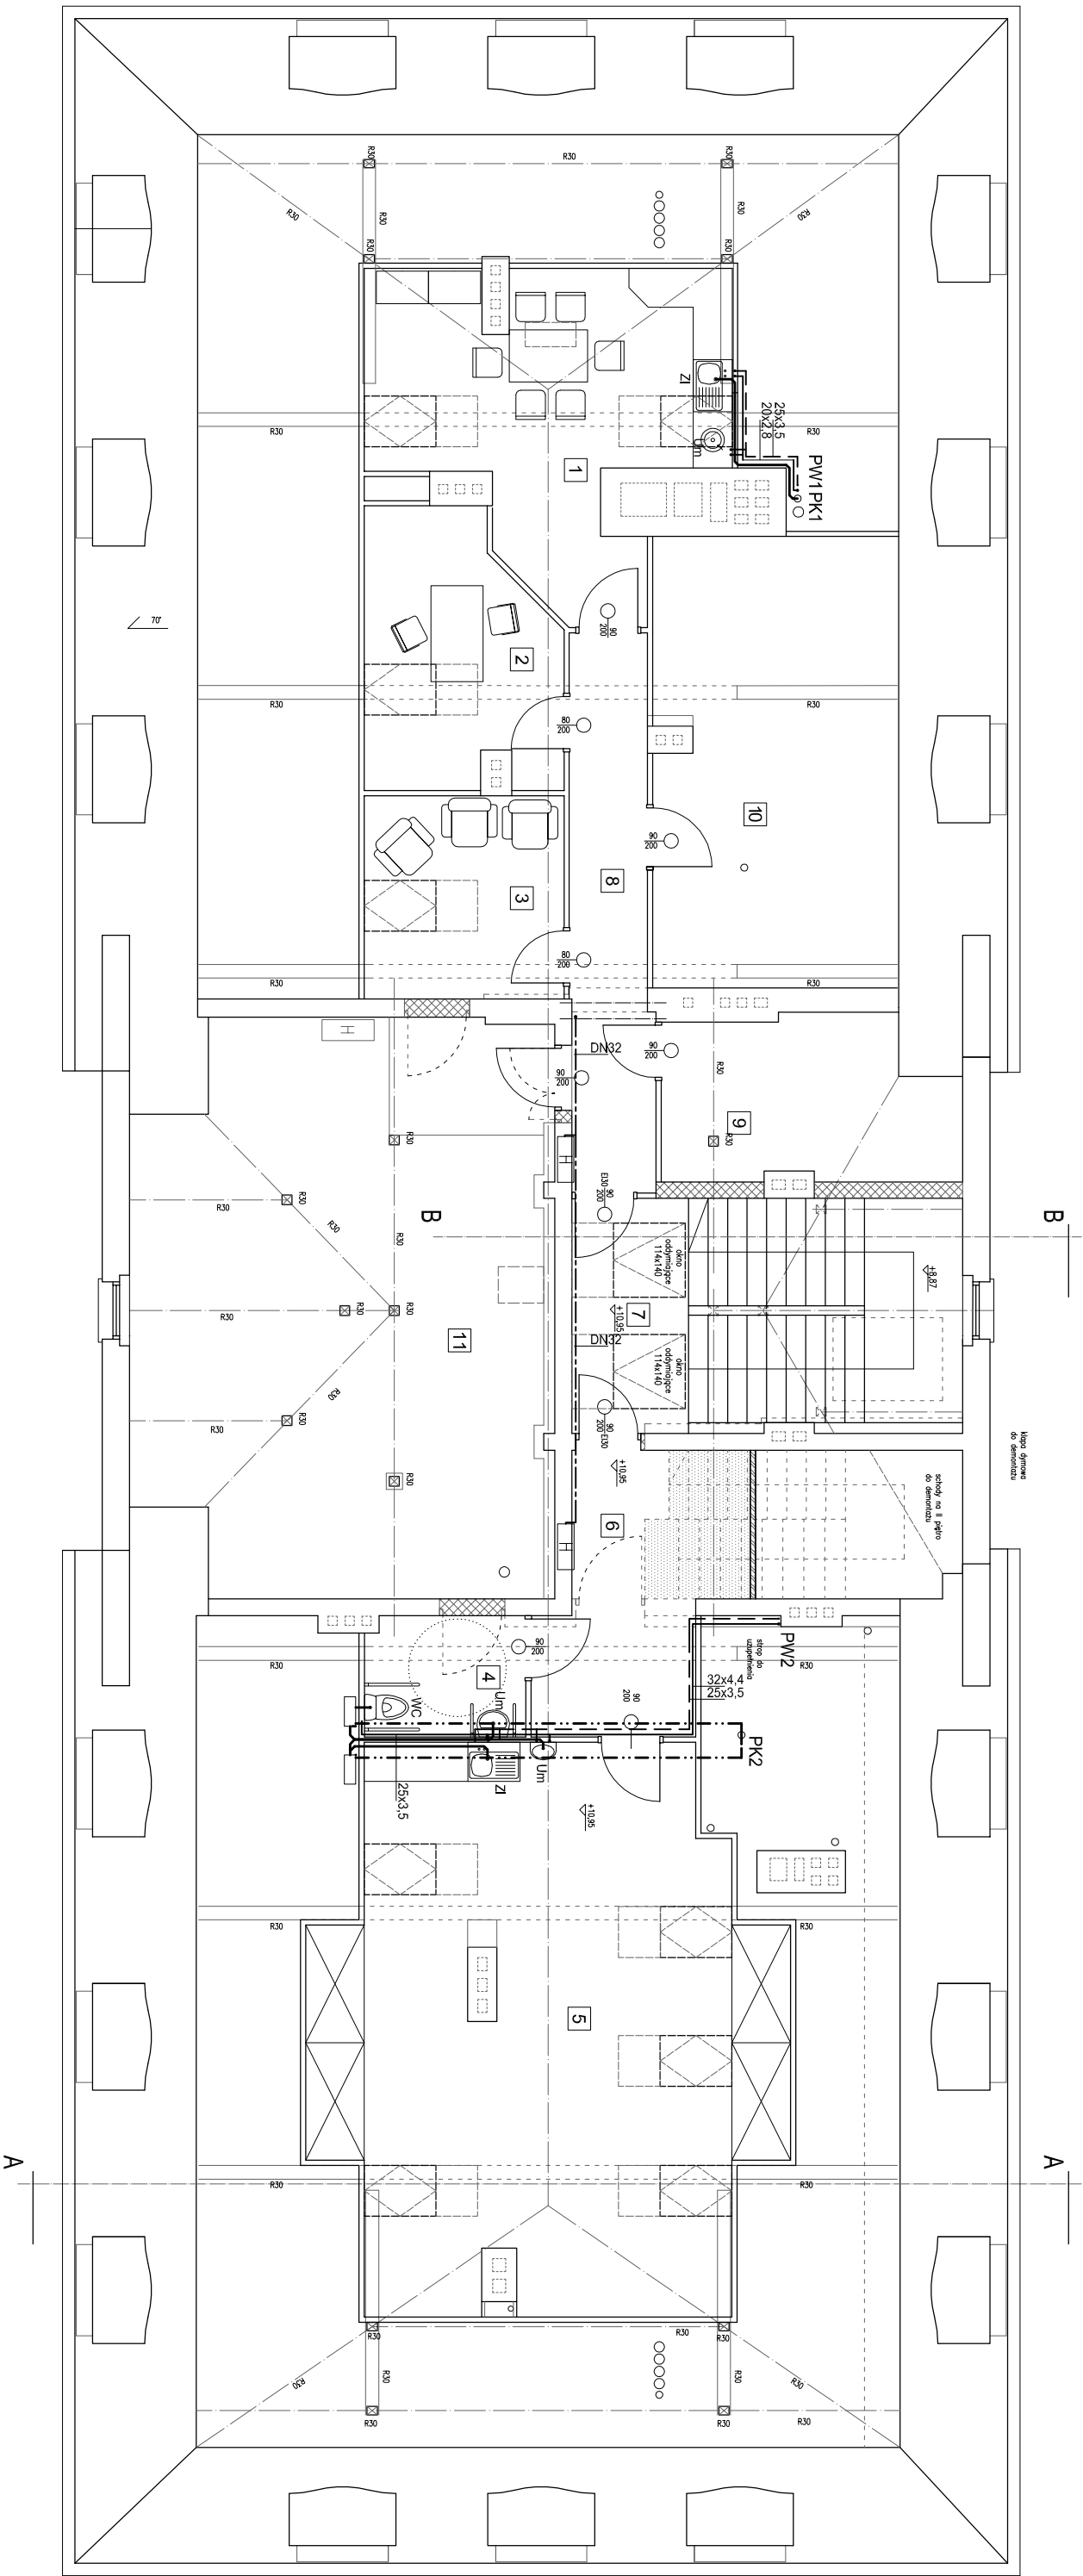

KONTUR
Bogda Matoga
ul. Architektów 158 b
44 - 151 Gliwice

TEMAT OPRACOWANIA: Przebudowa budynku DPS "Zameczek" wraz ze zmianą sposobu użytkowania części stychu na pomieszczenia do terapii i zaplecze socjalne w ramach zadania "Modernizacja dachu DPS Zameczek w Kuźni Nieborowskiej"			
OPRACOWAŁA: Ewa Kapszewicz		TREŚĆ RYSUNKU: INSTALACJA WOD-KAN	
PROJEKTOWAŁ: mgr inż. Ewa Kolonko		BRANŻA: S	
		DATA: 11/2015	
		FAZA: PB	
		SKALA: 1:100	
INSTALACJA WOD-KAN - RZUT PODDASZA			NR RYSUNKU: S-01