


OZNACZENIA

— · — · — · Instalacja hydrantowa

— · — · — · Istniejąca instalacja hydrantowa

H

 · Skrzynka podtynkowa z hydrantem DN25

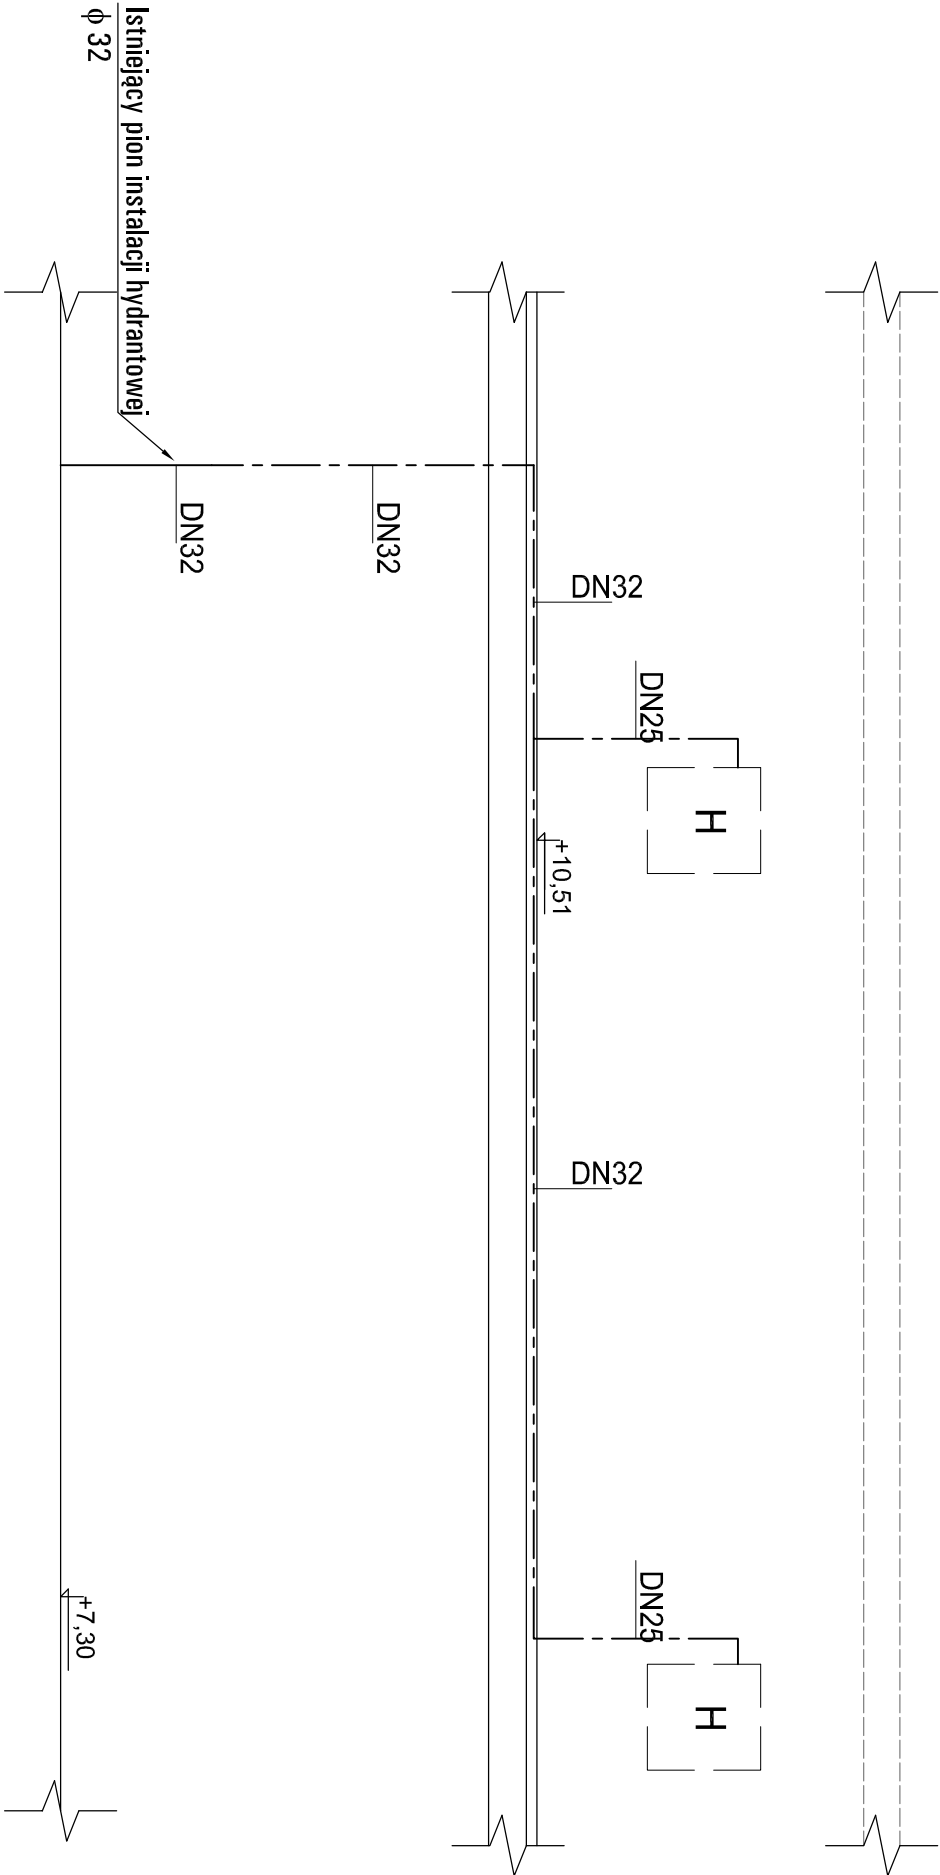

KONTUR

Bogda Matoga
ul. Architektów 158 b
44 - 151 Gliwice

TEMAT OPRACOWANIA: Przebudowa budynku DPS "Zameczek" wraz ze zmianą sposobu użytkowania części strychu na pomieszczenia do terapii i zaplecze socjalne w ramach zadania "Modernizacja dachu DPS Zameczek w Kuźni Nieborowskiej"			
OPRACOWAŁA: Ewa Kapszewicz		TREŚĆ RYSUNKU: INSTALACJA WOD-KAN	
PROJEKTOWAŁ: mgr inż. Ewa Kolonko		ROZWINIĘCIE INSTALACJI HYDRANTOWEJ	
BRANŻA: S	DATA: 11/2015	FAZA: PB	SKALA: 1:50
NR RYSUNKU: S-04			