


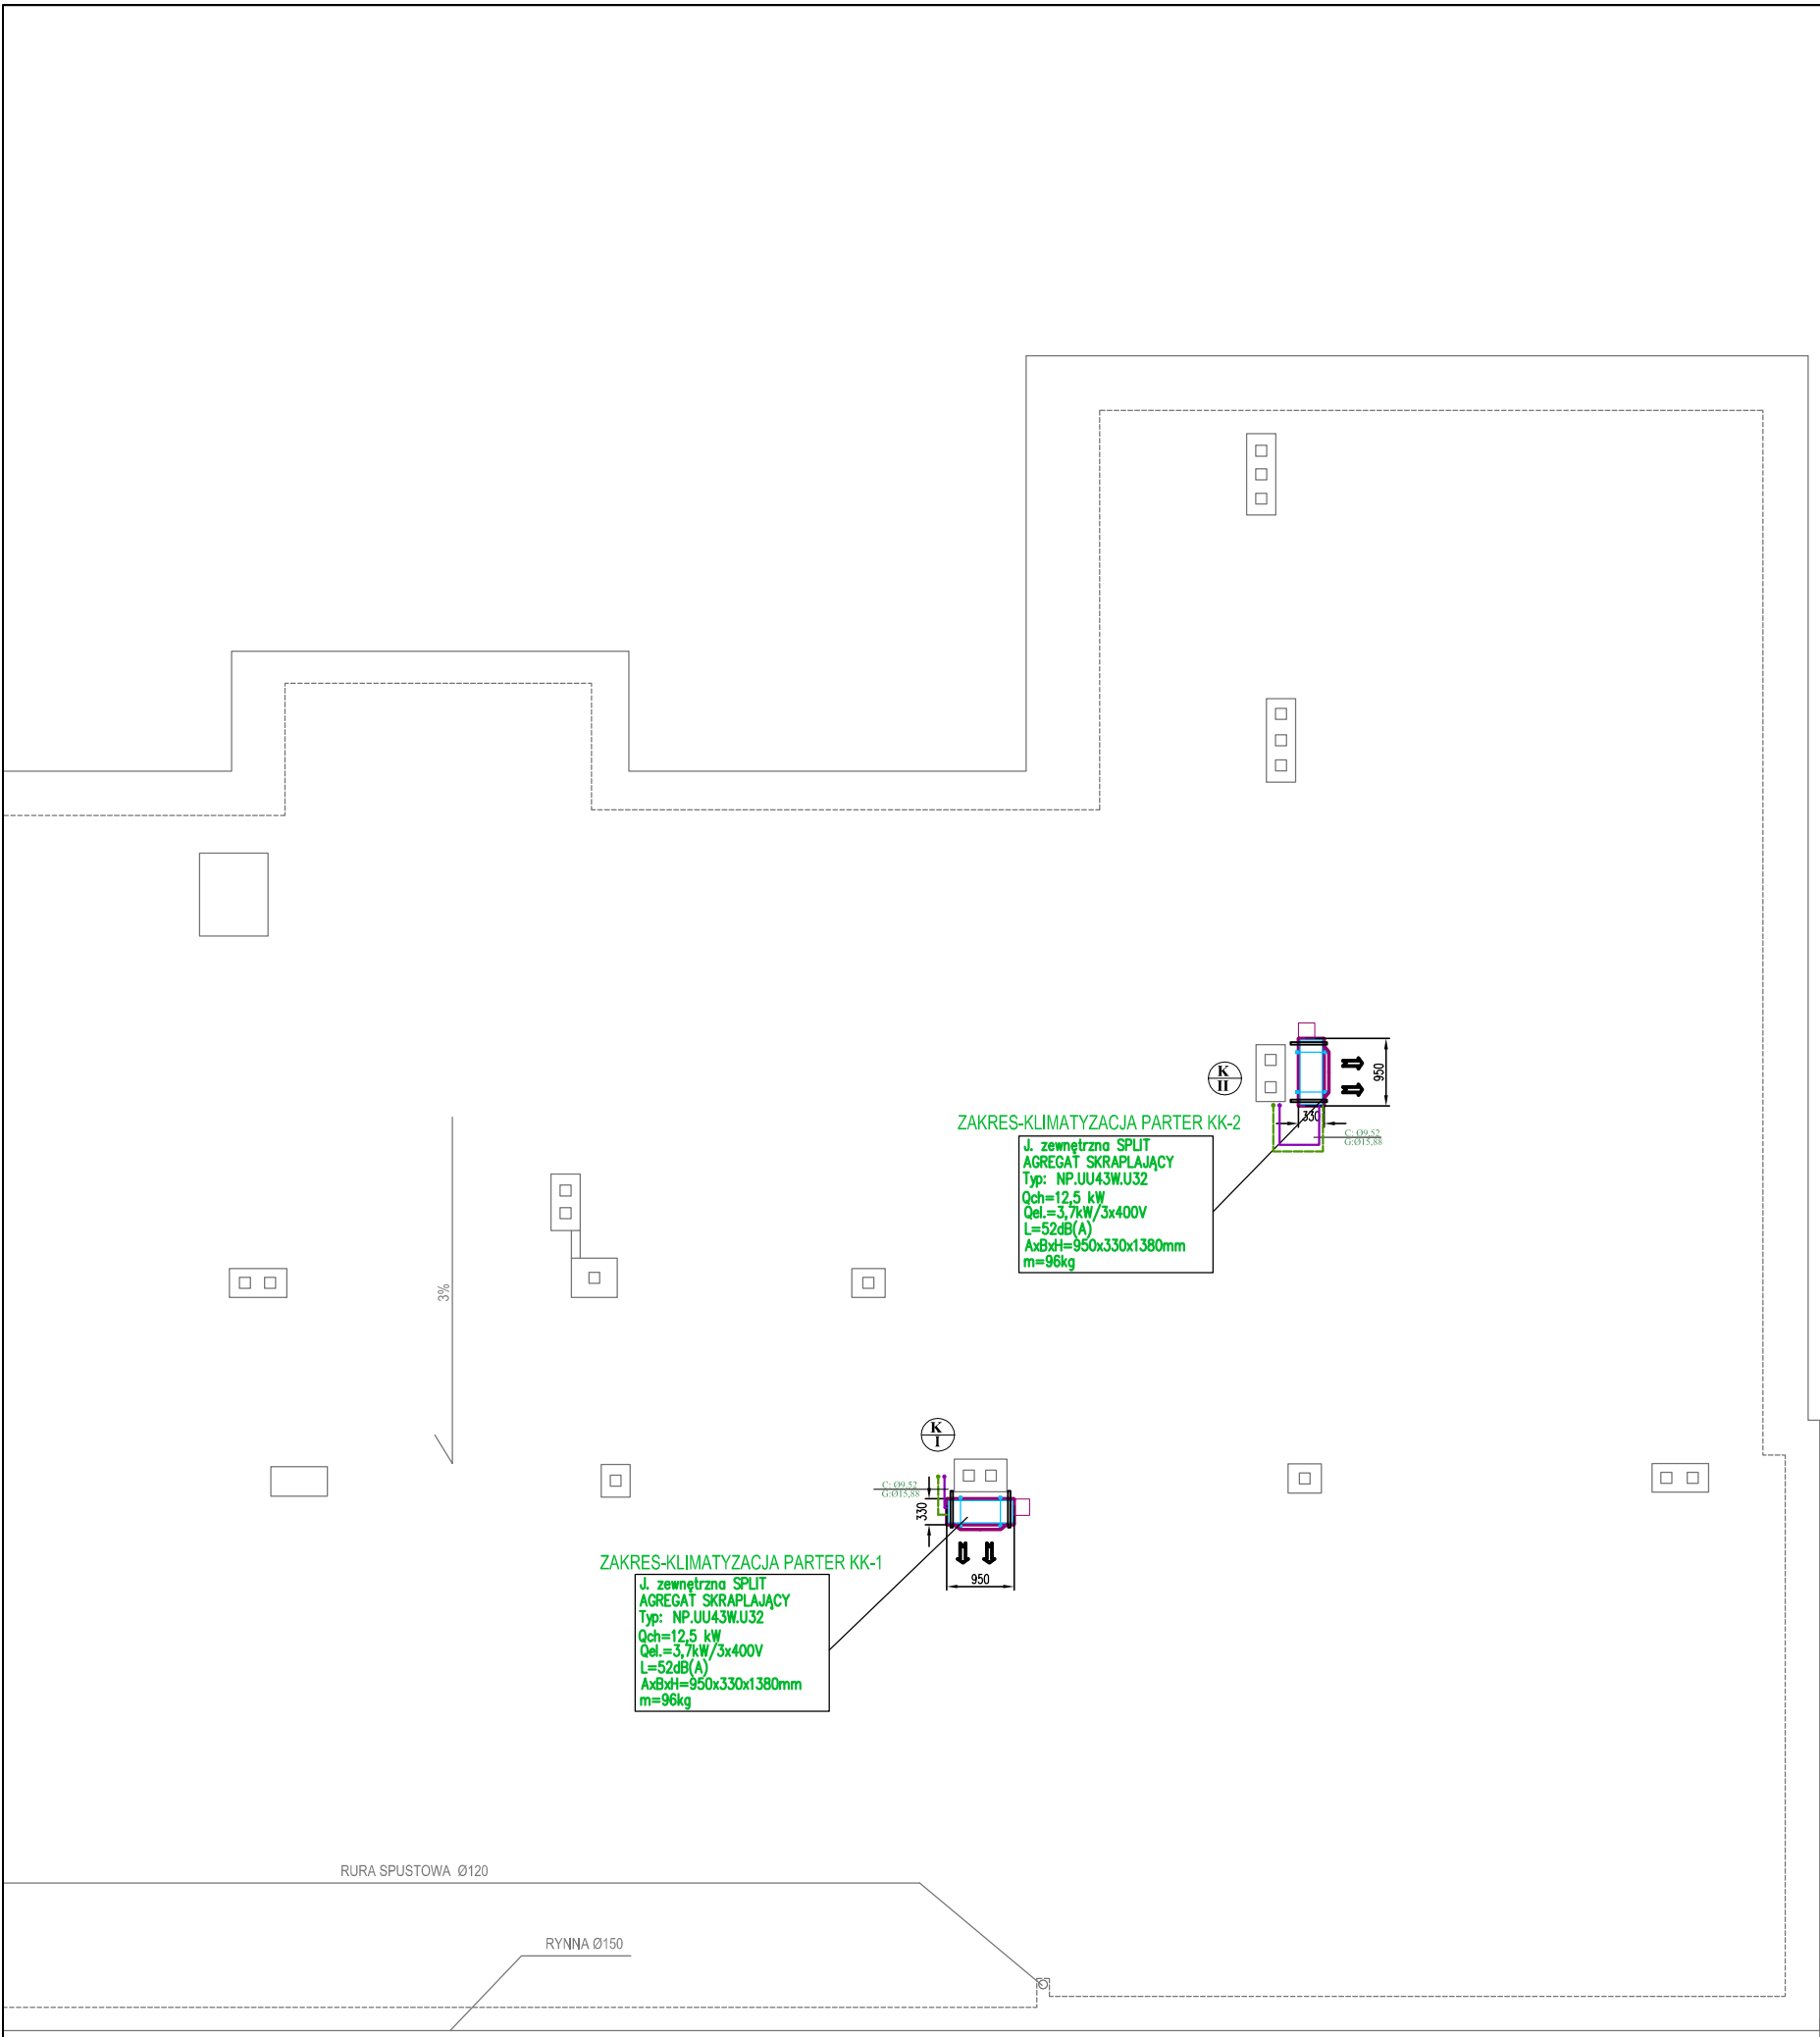

P.U.I.P "MAKSTECH"
BIURO INŻYNIERSKIE
Paweł Boduszek
ul. Kościuszki 1c pok. 209
44 - 100 Gliwice

TEMAT OPRACOWANIA: Przebudowa i remont pomieszczeń nr : 026, 028, 031, 032, 034, 035, 037, 038, 040
na poziomie parteru budynku "A" oraz części korytarza parteru budynku "A"
Starostwa Powiatowego w Gliwicach, ul.Zygmunta Starego 17

PROJEKTOWAŁ: inż. S. BODUSZEK, P. BODUSZEK
upr. nr 586/93

TREŚĆ RYSUNKU: RZUT DACHU-INSTALACJA KLIMATYZACJI

BRANŻA: S DATA: 04/2016 FAZA: PBW SKALA: 1:100

NR. RYSUNKU: **S-2**