


Oznaczenia :

- (B) - Podgrzewacz wody; 230V AC
- ⌵ - Gniazdo wtyczkowe pojedyncze, p/t
- ⌵ - Łącznik klawiszowy
- ⌵ - Łącznik klawiszowy podwójny
- ⊗ - Oprawa - np. plafon
- ⊗ - Oprawa - kinkiet

Elementy do demontażu zaznaczono literą "D"

zakres projektu

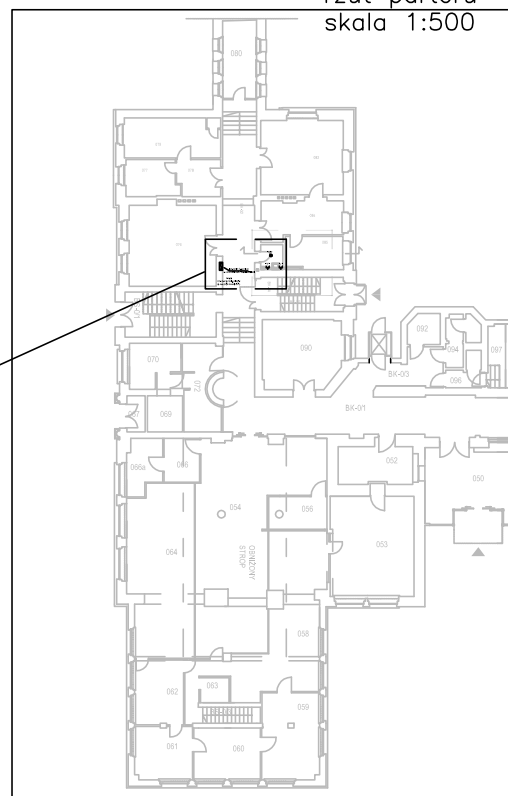

085

istn. tablica 2-częściowa
do demontażu wraz z zabezpieczeniami

Uwaga!
Istn. obwody należy przepięć
do nowoprojektowanej tablicy

BK-0/4

BS-0/2

KONTUR

Bogda Matoga
ul. Architektów 158 b
44 - 151 Gliwice

TEMAT OPRACOWANIA:

ADAPTACJA POMIESZCZEŃ STAROSTWA - PRZEBUDOWA I REMONT POMIESZCZEŃ
SANITARNYCH BUDYNKÓW "A" I "B" STAROSTWA POWIATOWEGO W GLIWICACH

PROJEKTOWAŁ: mgr inż. Krzysztof Kolonko
upr. proj. nr 147/82
mgr inż. Kamil Komuński

TREŚĆ RYSUNKU:

BUDYNEK "B"
Rzut parteru. Inwentaryzacja instalacji elektrycznej. Demontaże

NR RYSUNKU:

E/05

BRANŻA: E DATA: 04/2016 FAZA: PBW SKALA: 1:100, 1:500