



Oznaczenia :

- (B) - Podgrzewacz wody; 230V AC
- ⌵ - Gniazdo wtyczkowe pojedyncze, p/t
- ⌚ - Łącznik klawiszowy
- ⌚⌚ - Łącznik klawiszowy podwójny
- ⊗ - Oprawa - np. plafon
- ⊗~ - Oprawa - kinkiet

Elementy do demontażu zaznaczono literą "D"

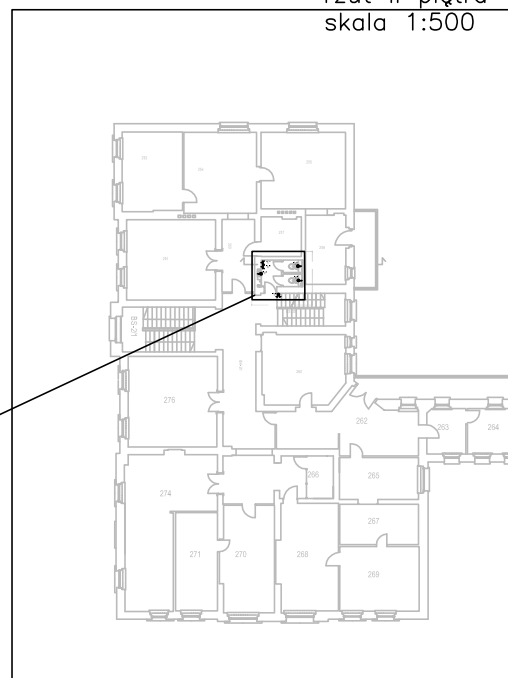

zakres projektu

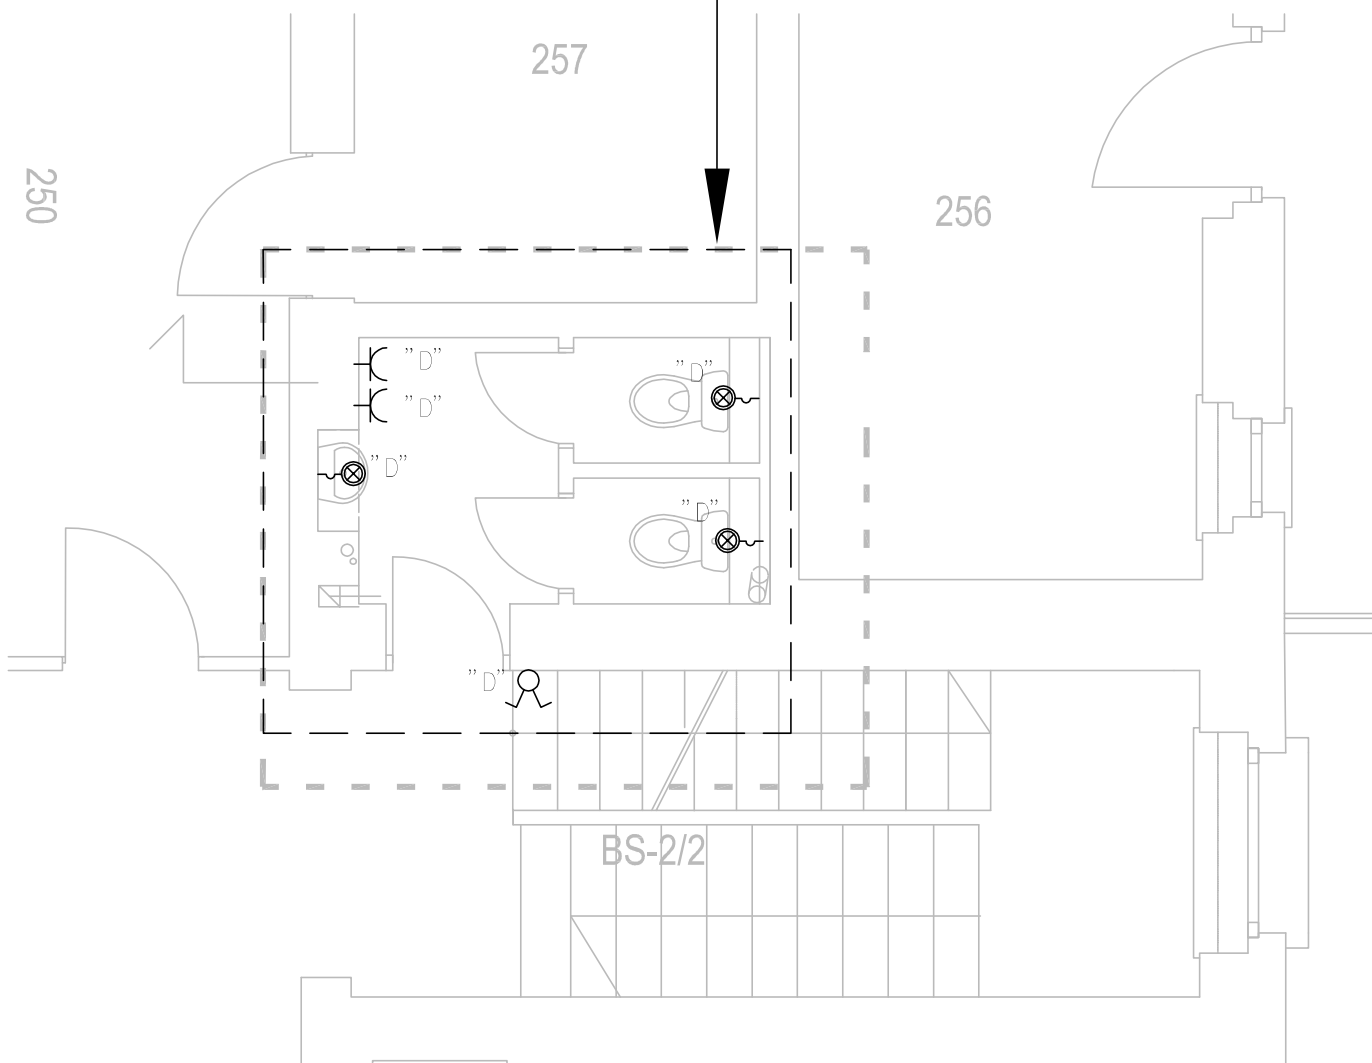

KONTUR

Bogda Matoga
ul. Architektów 158 b
44 - 151 Gliwice

TEMAT OPRACOWANIA:

ADAPTACJA POMIESZCZEŃ STAROSTWA - PRZEBUDOWA I REMONT POMIESZCZEŃ
SANITARNYCH BUDYNKÓW "A" I "B" STAROSTWA POWIATOWEGO W GLIWICACH

PROJEKTOWAŁ: mgr inż. Krzysztof Kolonko
upr. proj. nr 147/82
mgr inż. Kamil Komuński

TREŚĆ RYSUNKU:

BUDYNEK "B"
Rzut II piętra. Inwentaryzacja instalacji elektrycznej. Demontaże

NR RYSUNKU:

E/07

BRANŻA: E DATA: 04/2016 FAZA: PBW SKALA: 1:100, 1:500