

RURA SPUST

8%

nasada VBP 900  
na skrzyńce rozprężnej\*

W1-7


B1

8%

B

odpowietrze pionu kanalizacyjnego  
do wymiany  
+ wentylator wywiewny

odpowietrze pionu kanalizacyjnego  
do wymiany

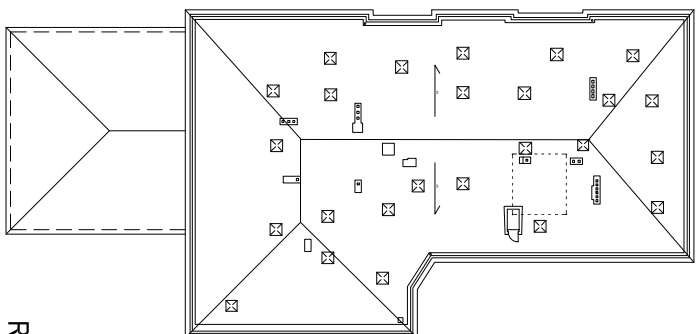

RZUT DACHU BUD. B  
SKALA 1:500

**KONTUR**

Bogda Matoga  
ul. Architektów 158 b  
44 - 151 Gliwice

TEMAT OPRACOWANIA:

ADAPTACJA POMIESZCZEŃ STAROSTWA - PRZEBUDOWA I REMONT POMIESZCZEŃ  
SANITARNYCH BUDYNKÓW "A" I "B" STAROSTWA POWIATOWEGO W GLIWICACH

PROJEKTOWAŁ:

mgr inż. Ewa Kolonko upr.nr 501/86

TREŚĆ RYSUNKU:

BUDYNEK "B"  
WENTYLACJA - RZUT DACHU

NR RYSUNKU:

W/W-05

BRANŻA: S

DATA: 04/2016

FAZA: PBW

SKALA: 1:50