
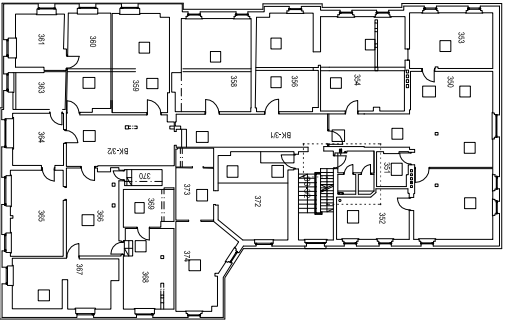


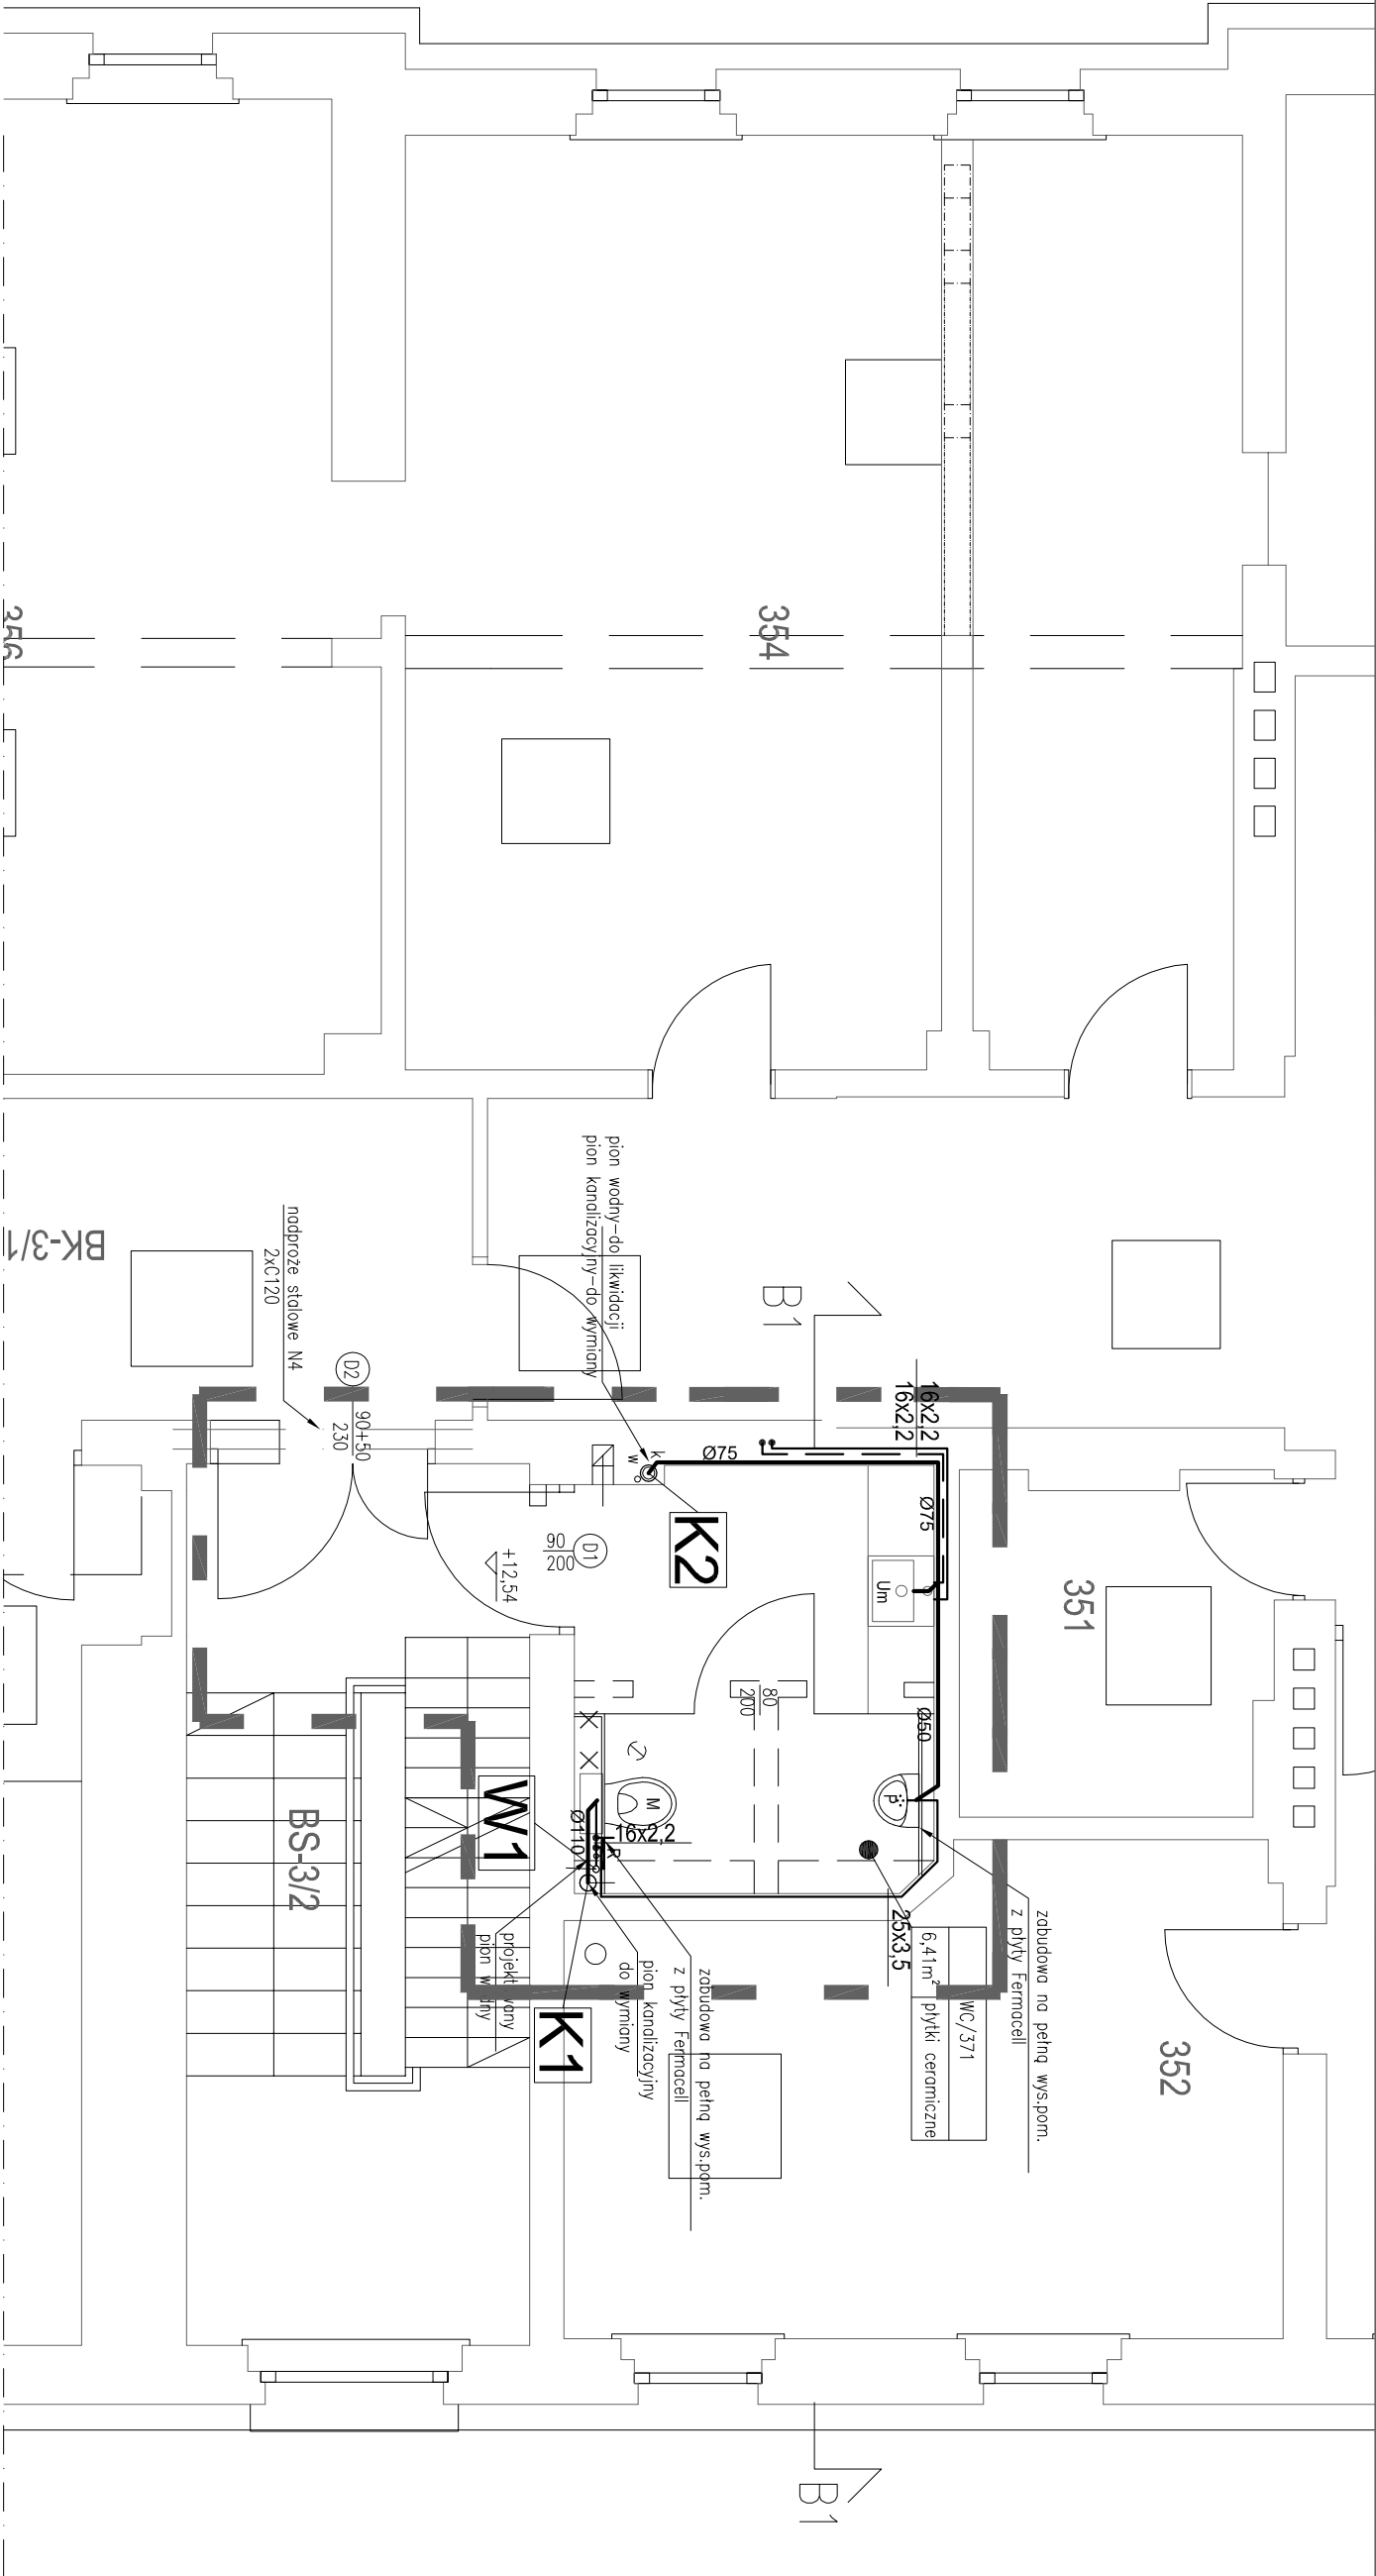

Legenda:

- Projektowany pion wodny
- Projektowana instalacja sanitarna
- Projektowana instalacja wody zimnej z Pe-Xc-APPE firmy TECE
- Projektowana instalacja wody ciepłej z Pe-Xc-APPE firmy TECE
- Średnica rury instalacji wody zimnej 16x2.2
- Średnica rury instalacji wody ciepłej 16x2.2
- Projektowana instalacja kanalizacji bieżąca po ścianie bądź w posadzce
- Średnica rury instalacji kanalizacji sanitarnej Ø160
- Demonтаж bądź wyłączenie z eksploatacji
- Um
- M
- Zlew
- Ba
- Wp
- B
- Zakres opracowania

RZUT III PIĘTRA BUD. B
SKALA 1:500

KONTUR
Bogda Matoga
ul. Architektów 158 b
44 - 151 Gliwice

TEMAT OPRACOWANIA: ADAPTACJA POMIESZCZEŃ STAROSTWA - PRZEBUDOWA I REMONT POMIESZCZEŃ
SANITARNYCH BUDYNKÓW "A" I "B" STAROSTWA POWIATOWEGO W GŁIWICACH

PROJEKTOWAŁ: mgr inż. Ewa Kolonko upr.nr 501/86

TREŚĆ RYSUNKU: BUDYNEK "B"
Instalacja wod-kan - RZUT III PIĘTRA

BRANZA: S DATA: 04/2016 FAZA: PBW SKALA: 1:50

NR RYSUNKU: WK/W-05