


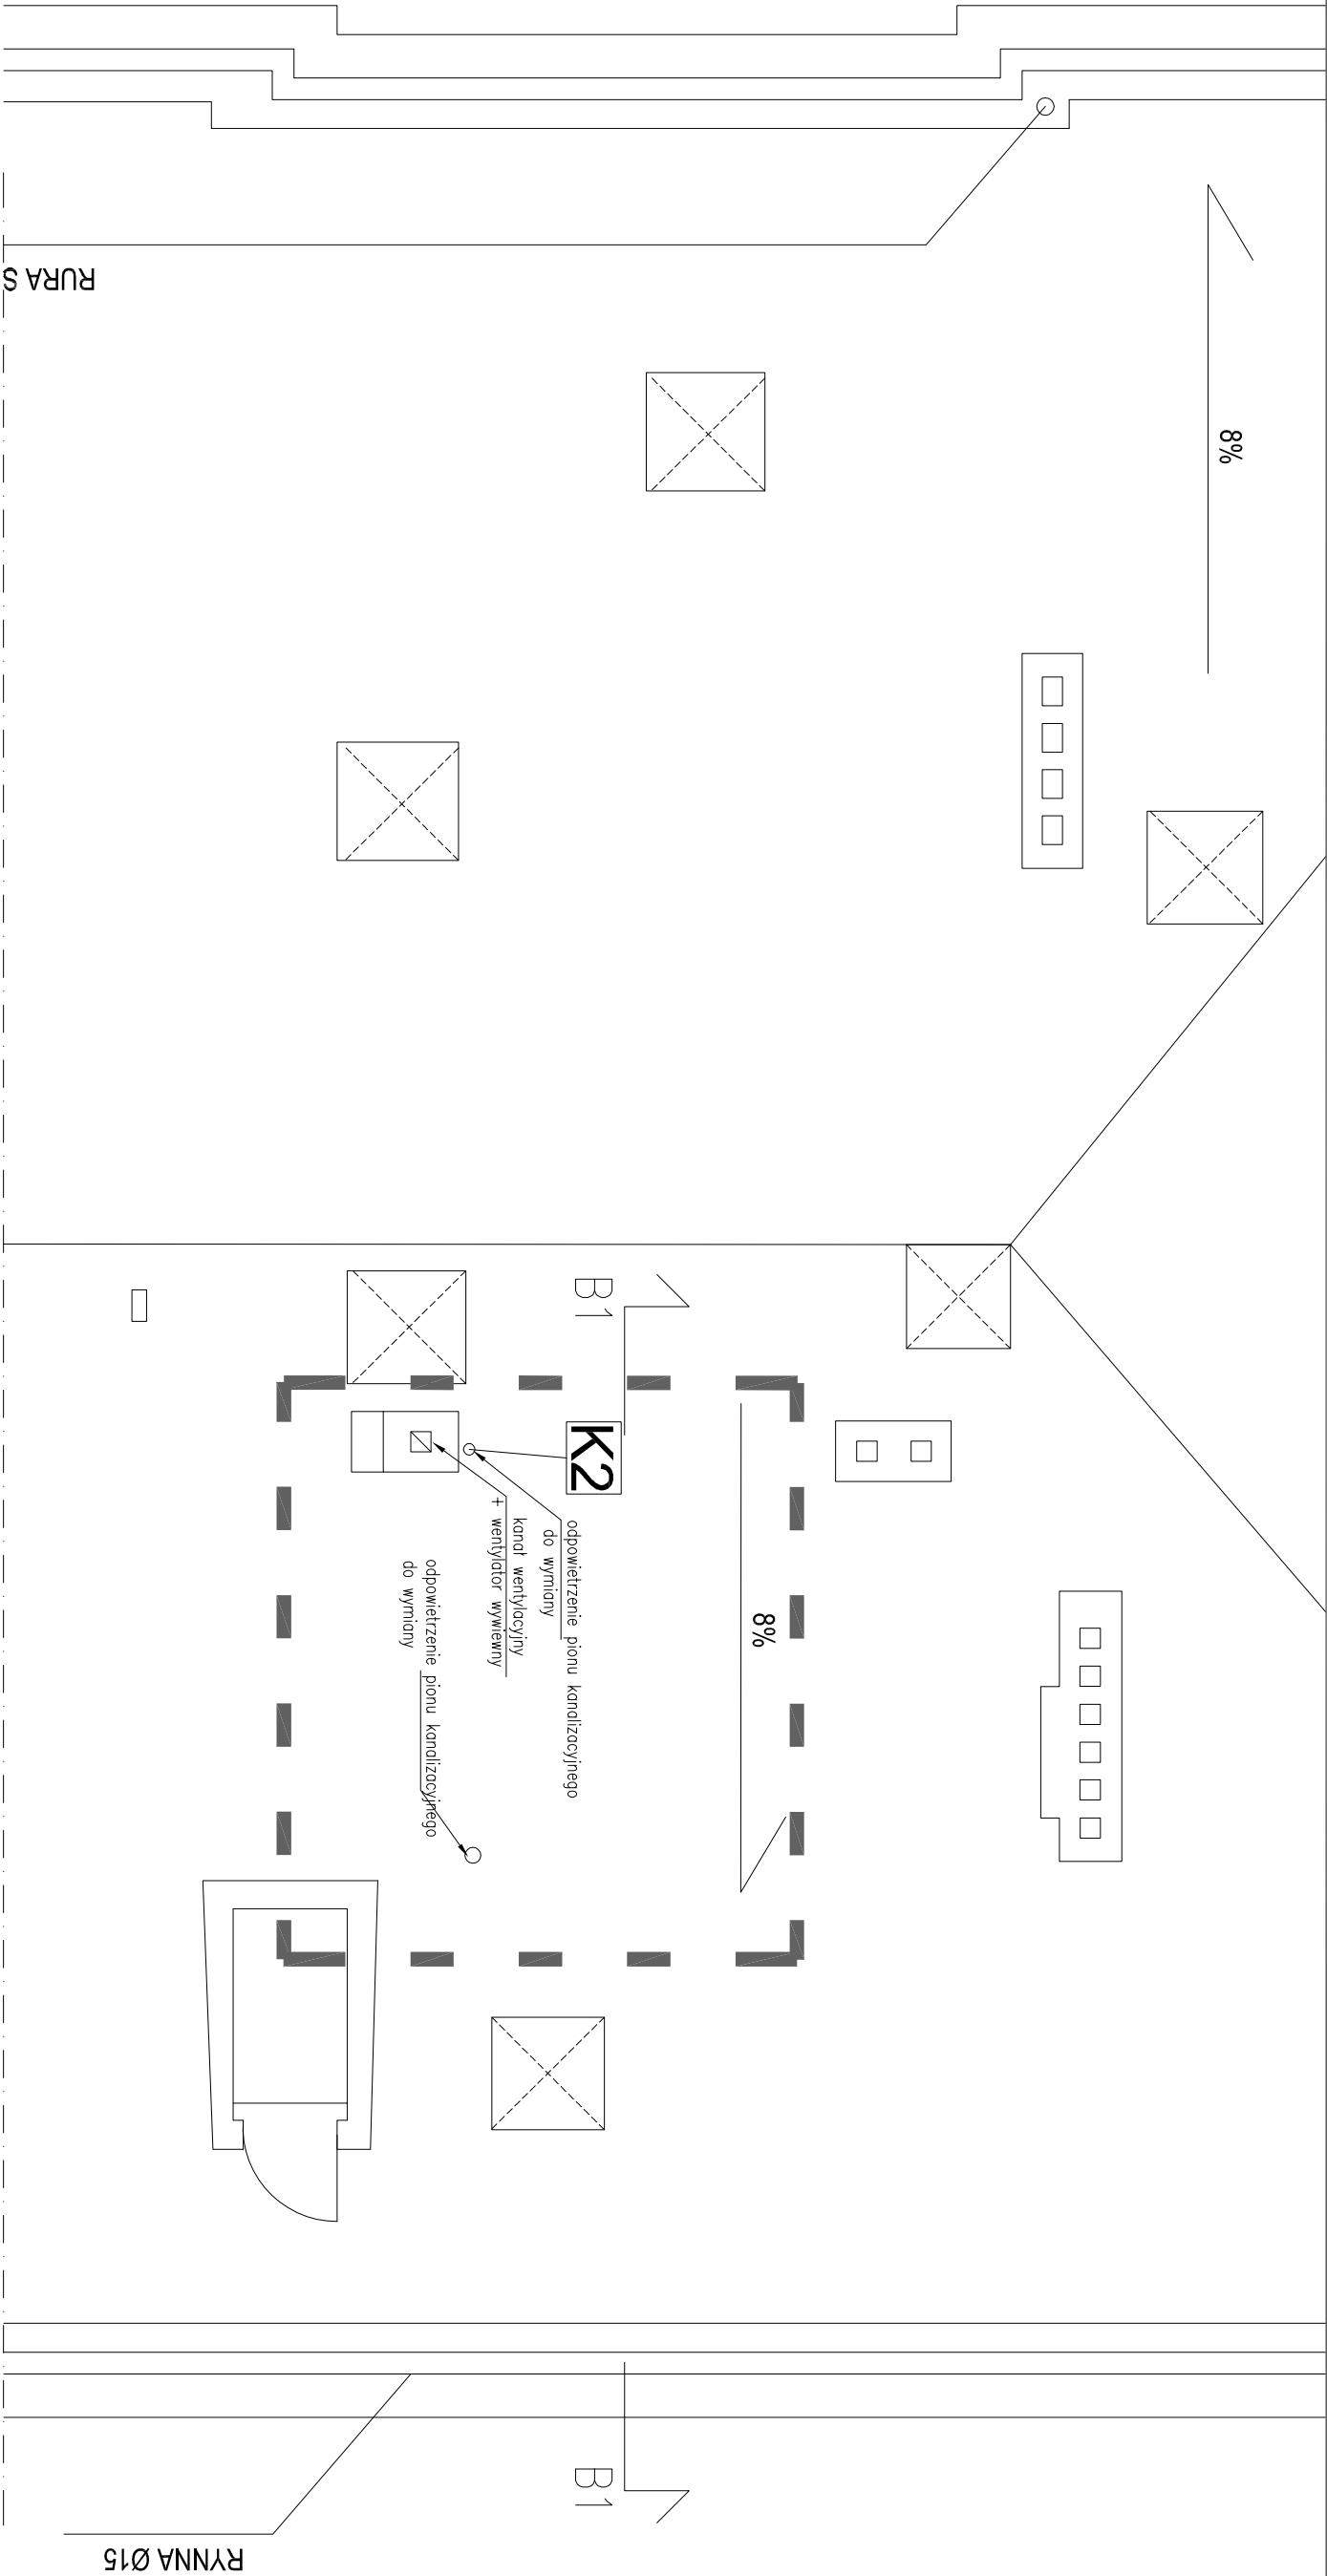

RURAS

8%

8%

B1

K2

odpowietrzenie pionu kanalizacyjnego
do wymiany

kanal wentylacyjny
+ wentylator wywiewny

odpowietrzenie pionu kanalizacyjnego
do wymiany

B1

RYNNA Ø15

Legenda:

W2 Projektowany pion wodny

K2 Projektowany pion kanalizacji sanitarnej

--- Projektowana instalacja wody zimnej
z Pe-Xc-APPE firmy TECE

--- Projektowana instalacja wody ciepłej
z Pe-Xc-APPE firmy TECE

16x22 Średnica rury instalacji wody zimnej

16x22 Średnica rury instalacji wody ciepłej

--- Projektowana instalacja kanalizacji bieżącej po ścianie bądź w posadzce

--- Średnica rury instalacji kanalizacji sanitarnej

Ø160 Projektowana instalacja kanalizacji bieżącej pod stropem kondygnacji

--- Demonst. bądź wyłączenie z eksploatacji

Um Urządzenie

M Muszla

Zl Zlew

Ba Basen

Wp Wpust podłogowy

B Bójler elektryczny

Zakres opracowania

RZUT DACHU BUD. B
SKALA 1:500

KONTUR
Bogda Matoga
ul. Architektów 158b
44 - 151 Gliwice

TEMAT OPRACOWANIA: ADAPTACJA POMIESZCZEŃ STAROSTWA - PRZEBUDOWA I REMONT POMIESZCZEŃ
SANITARNYCH BUDYNKÓW "A" I "B" STAROSTWA POWIATOWEGO W GLIWICACH

PROJEKTOWAŁ: mgr inż. Ewa Kolonko upr.nr 501/86

TREŚĆ RYSUNKU: BUDYNEK "B"
Instalacja wod-kan - RZUT DACHU

BRANZA: S DATA: 04/2016 FAZA: PBW SKALA: 1:50

NR RYSUNKU: WK/W-06