
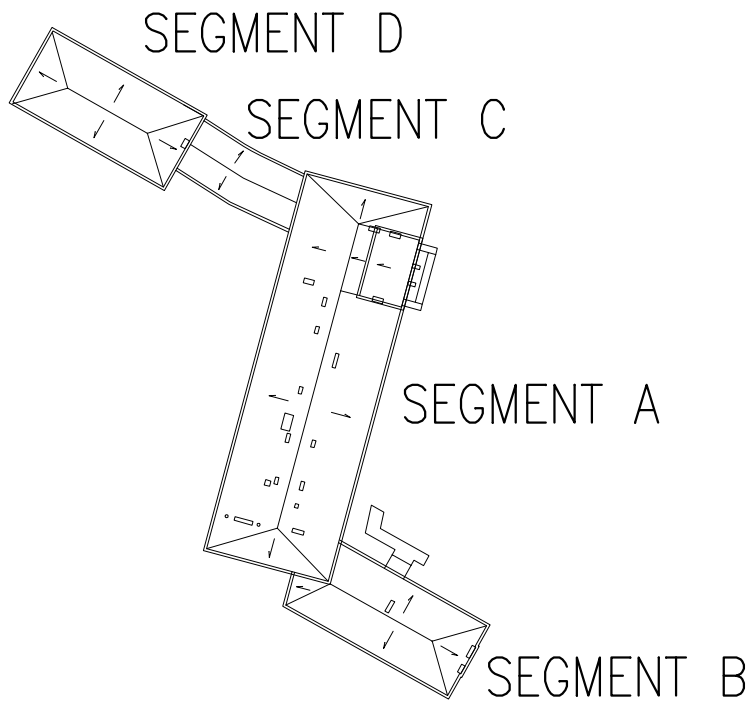


SEGMENT A

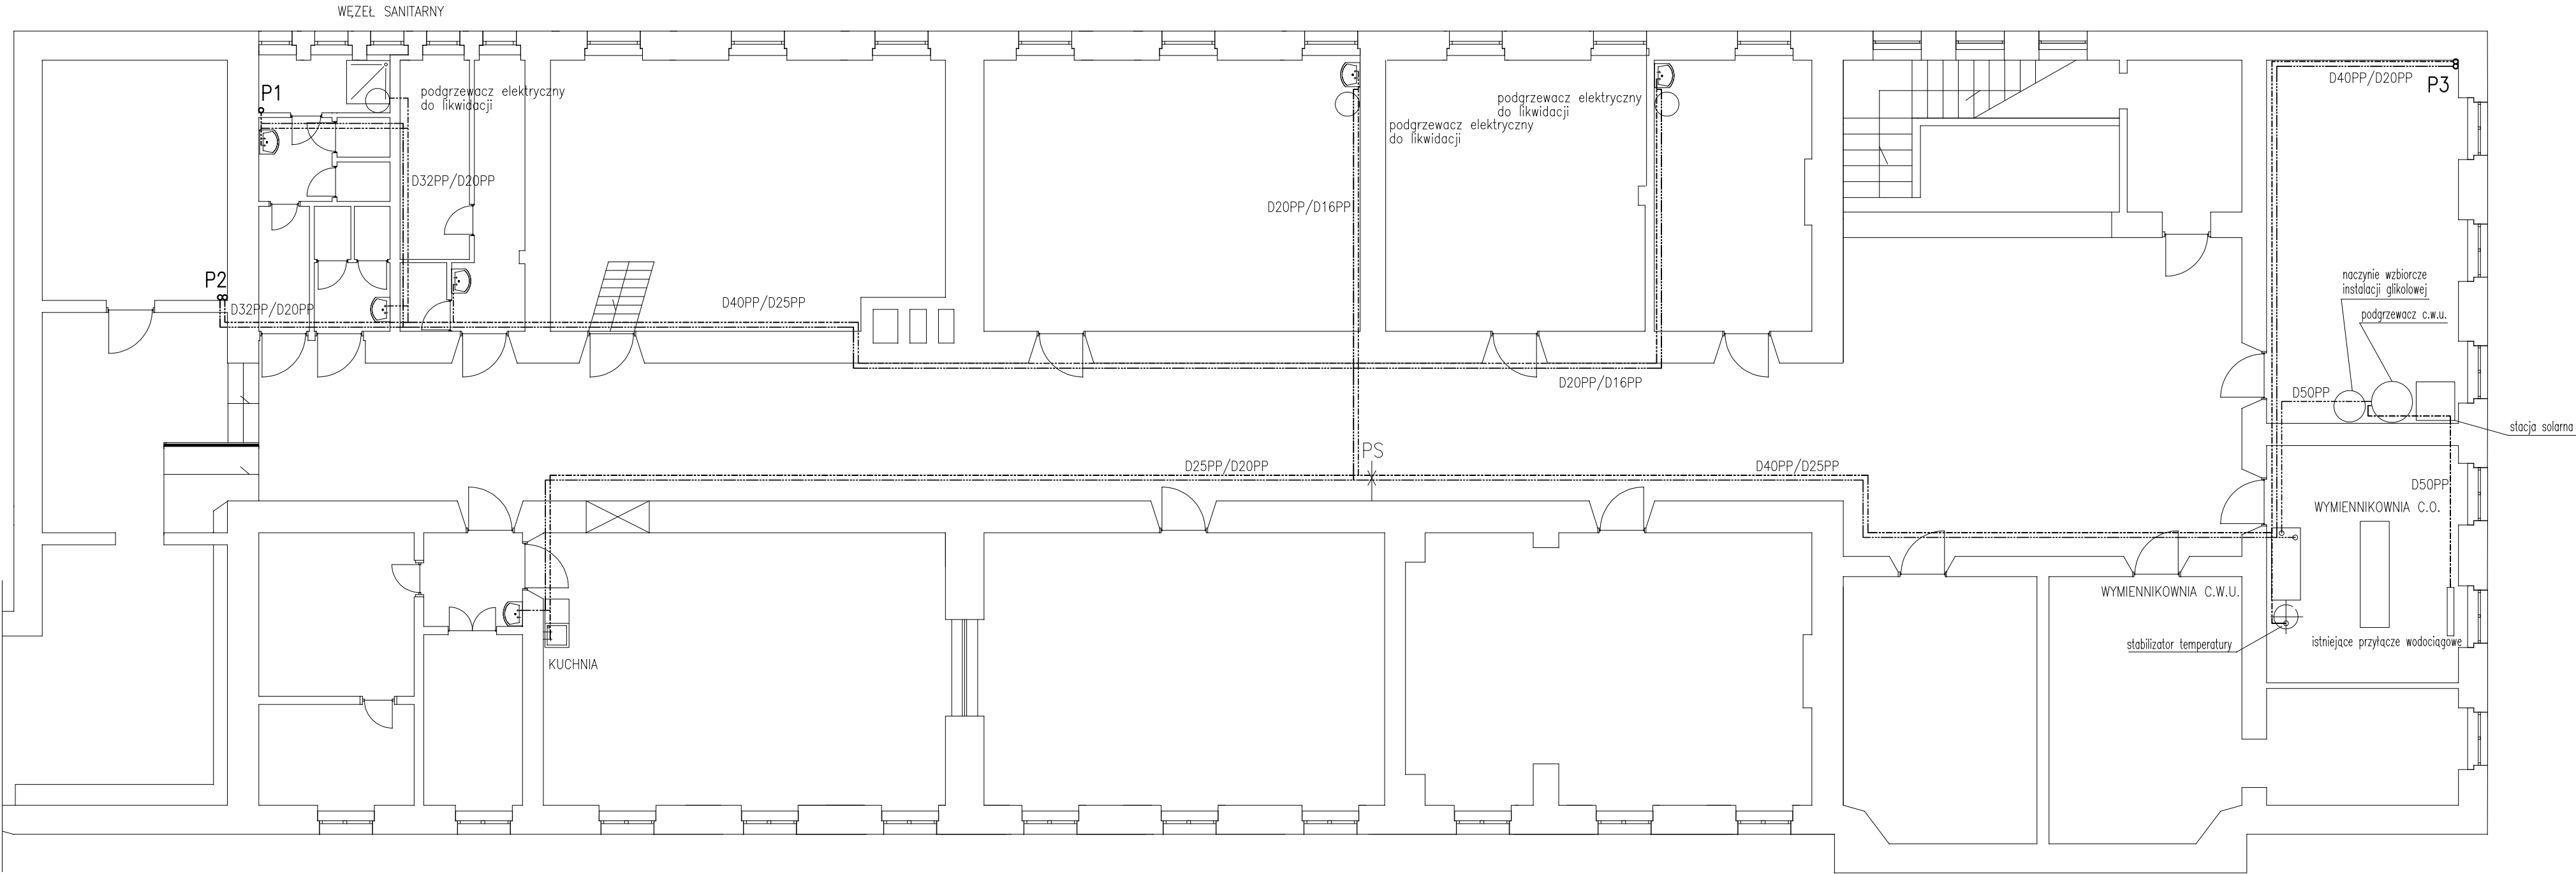

|                                                                                                                        |                       |                     |  |              |                  |               |
|------------------------------------------------------------------------------------------------------------------------|-----------------------|---------------------|--|--------------|------------------|---------------|
| obiekt: ZESPÓŁ SZKÓŁ im. J. PADEREWSKIEGO                                                                              | skala: 1:100          | nr pliku:           |  | projektował: | mgr inż Z. RUSEK |               |
| adres: KNURÓW UL. SZPITALNA 25                                                                                         | nr rys. 1             | nr umowy:           |  | opracował:   | mgr inż Z. RUSEK |               |
| temat: INSTALACJA C.W.U.                                                                                               | ilość rys. 38/11/S-01 | nr arch. 38/11/S-01 |  |              |                  |               |
| mgr inż. ZBIGNIEW RUSEK PRACOWNIA PROJEKTOWA 44-105 GLIWICE ul. RAPACKIEGO 5/6 tel/fax 0322796201, email: zrusek@o2.pl |                       |                     |  |              |                  | data: 05.2013 |
| RZUT PIWNIC – SEGMENT A                                                                                                |                       |                     |  |              |                  |               |