


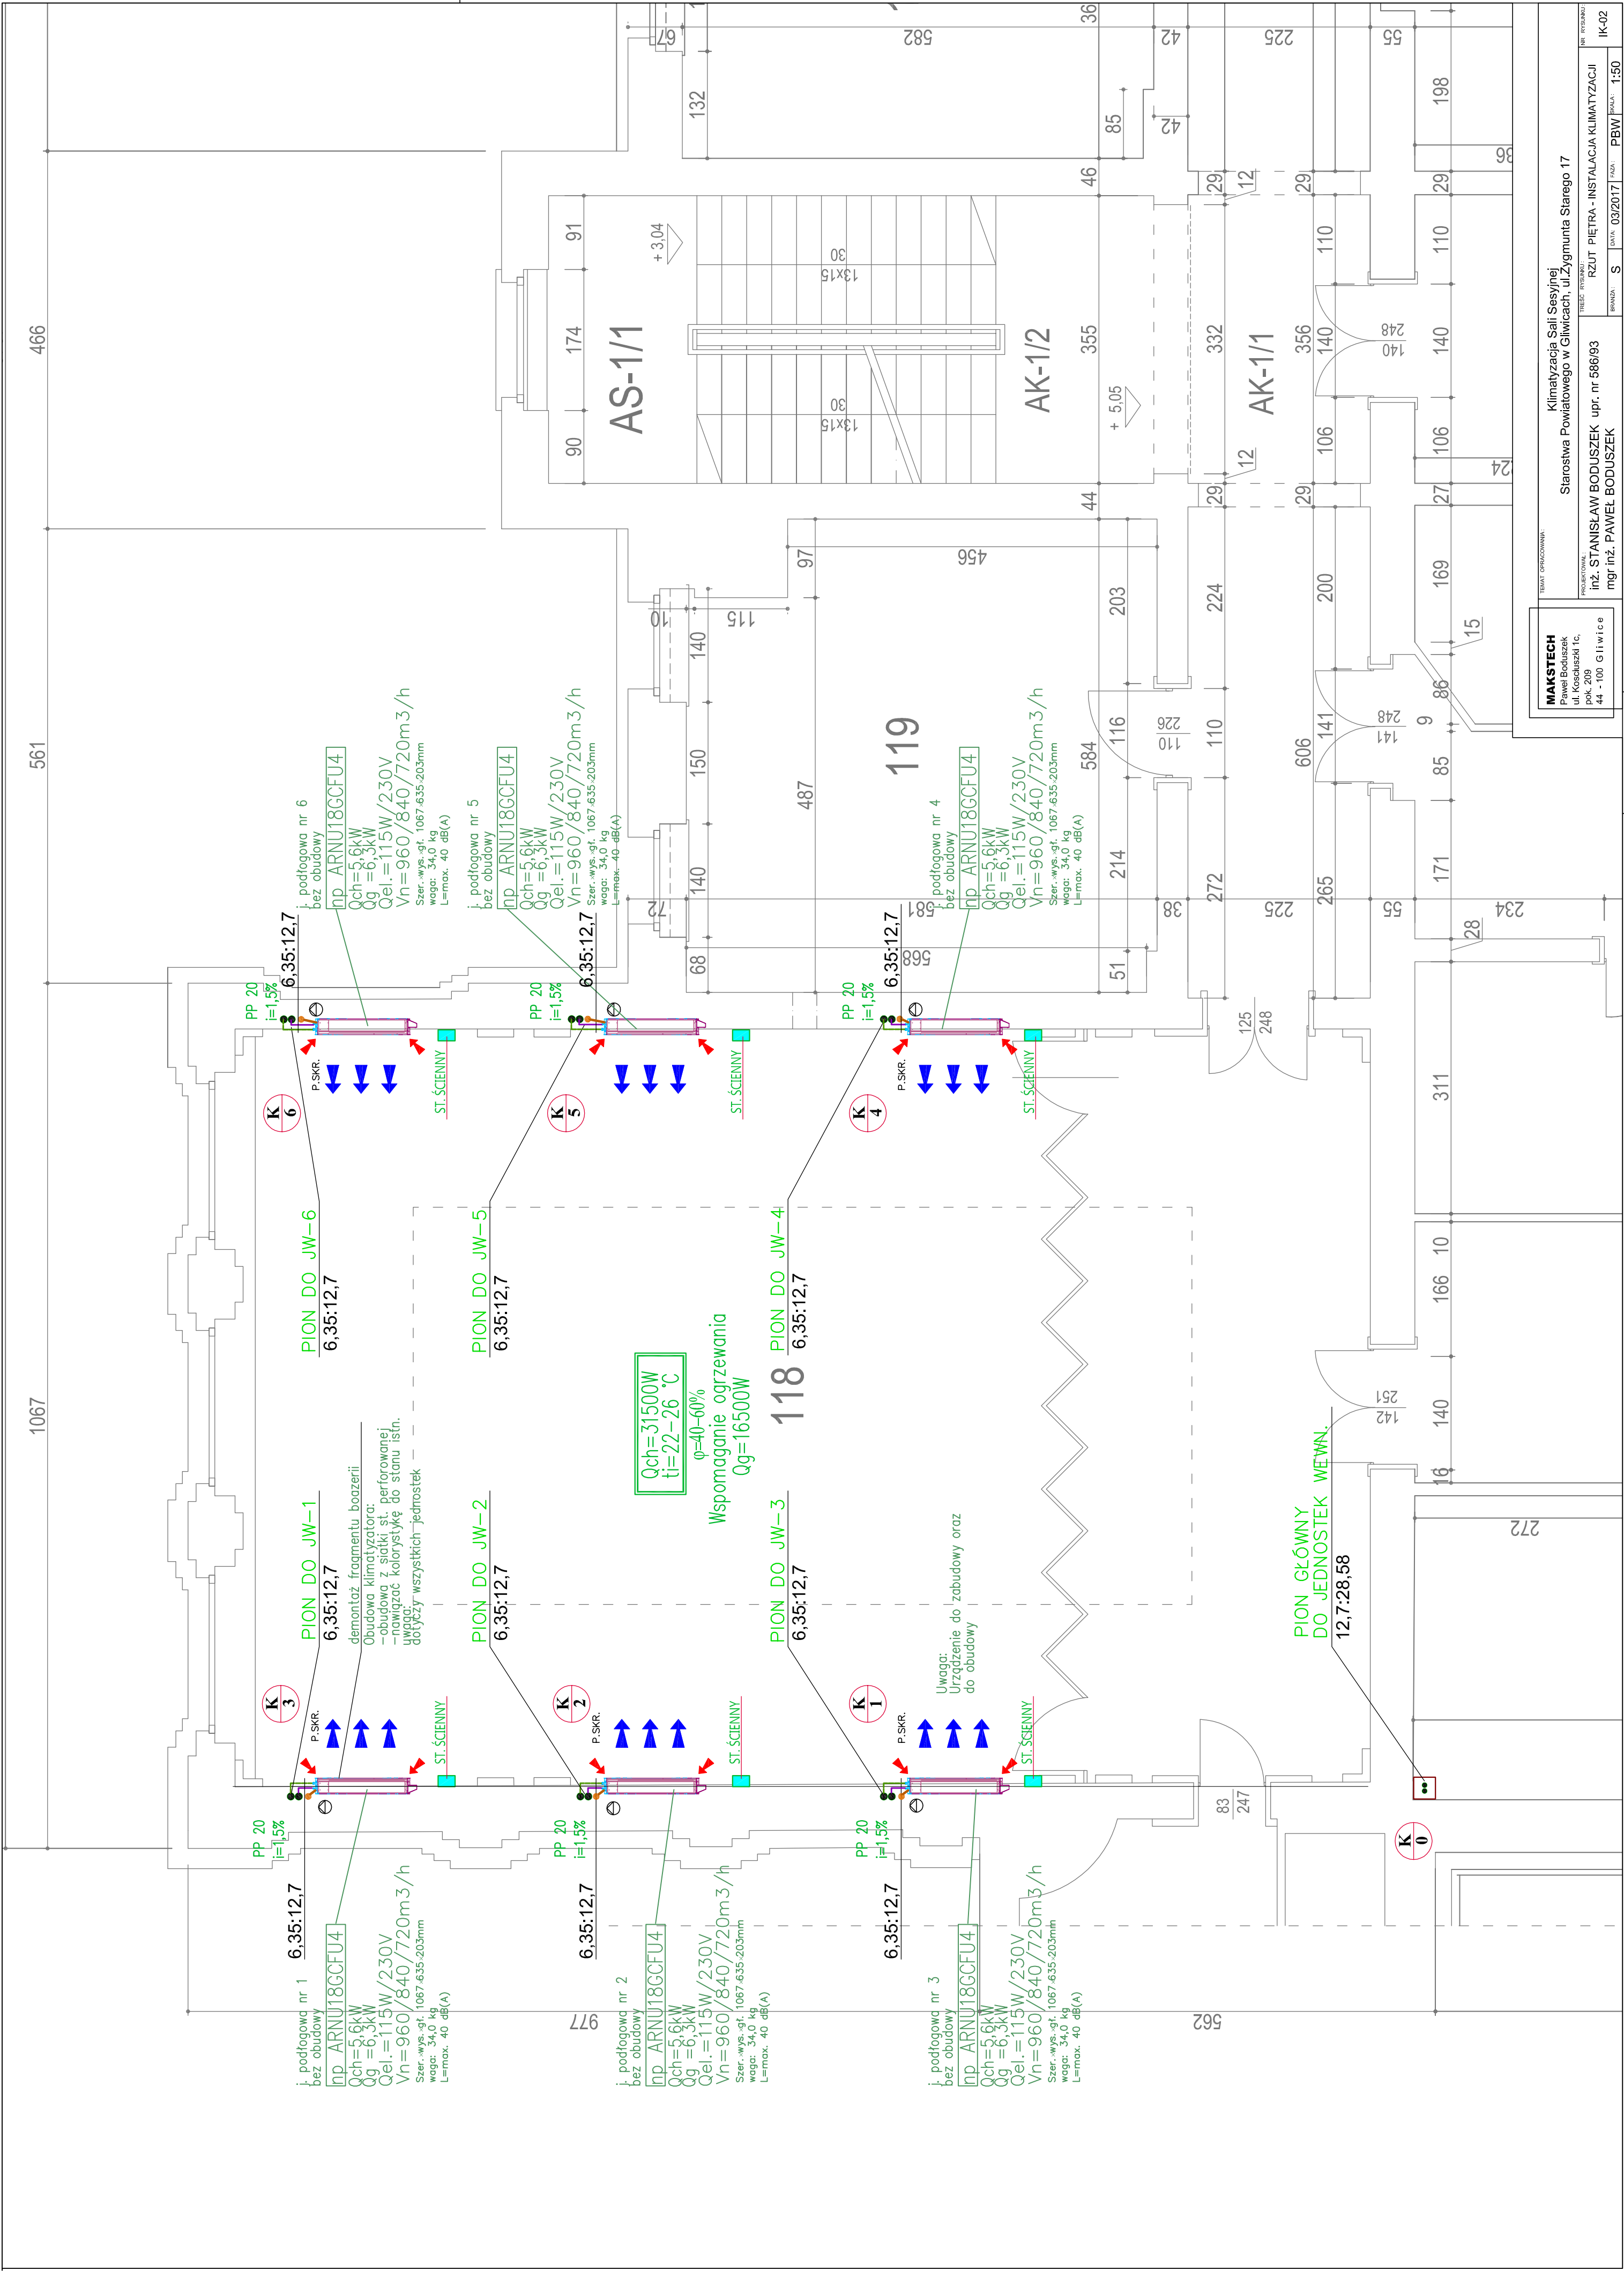

MAKSTECH  
Paweł Boduszek  
ul. Kosciuszki 1c,  
pok. 209  
44 - 100 Gliwice

TEMA PRACOWNIA:  
Klimatyzacja Sali Sesyjnej  
Starostwa Powiatowego w Gliwicach, ul. Żygmunta Starego 17

PROJEKTOWAŁ:  
inż. STANISŁAW BODUSZEK upr. nr 586/93  
mgr inż. PAWEŁ BODUSZEK

REDAKTOWAŁ:  
RZUT PIĘTRA - INSTALACJA KLIMATYZACJI

BRAMA: S DATA: 03/2017 ASZ: PBW SKALA: 1:50

NR RYSUNKU:  
IK-02