


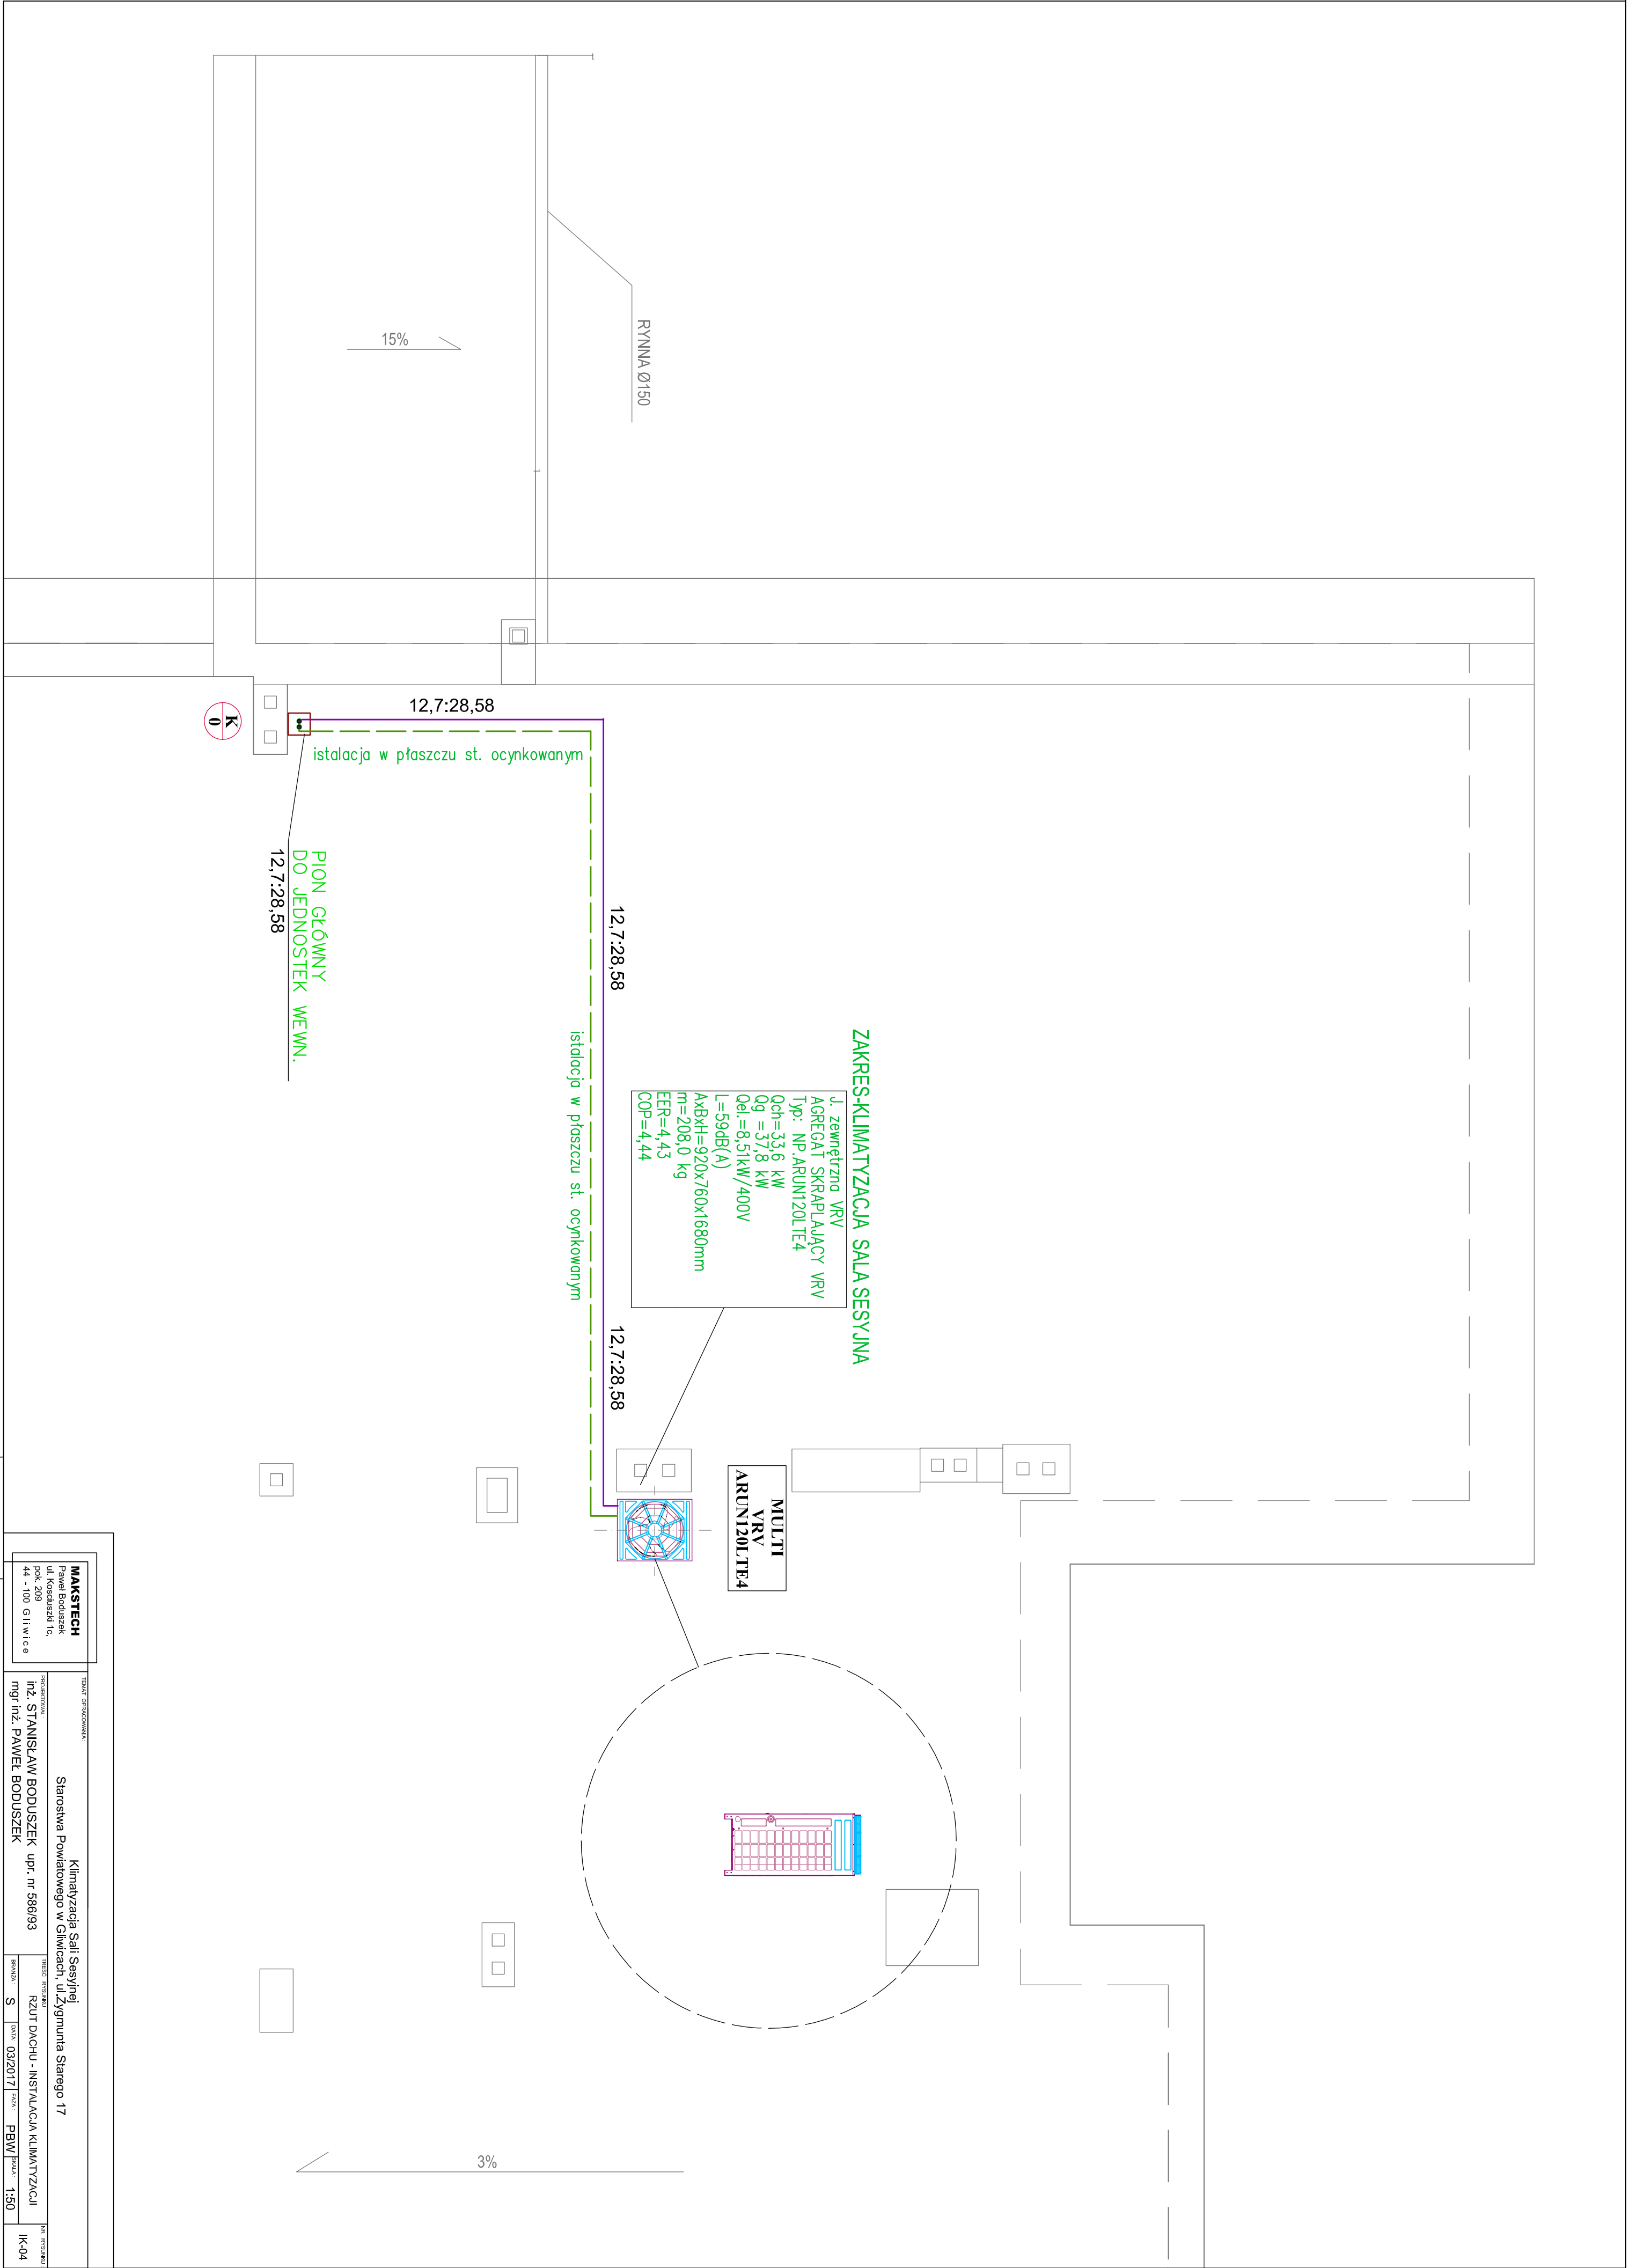

MAKSTECH

Paweł Boduszek
ul. Koszalski 1c,
pok. 209
44 - 100 Gliwice

Temat opracowania:

Klimatyzacja Sali Sesyjnej
Starostwa Powiatowego w Gliwicach, ul. Zygmunta Starego 17

Projektant:

inż. STANISŁAW BODUSZEK upr. nr 586/03
mgr inż. PAWEŁ BODUSZEK

Przebieg projektu

RODZAJ

S

DATA

03/2017

PRACOWNIK

PBW

SKALA

1:50

INSTRUMENT

RZUT DACHU - INSTALACJA KLIMATYZACJI

INSTRUMENT

IK-04