


RZUT PARTERU skala 1:100

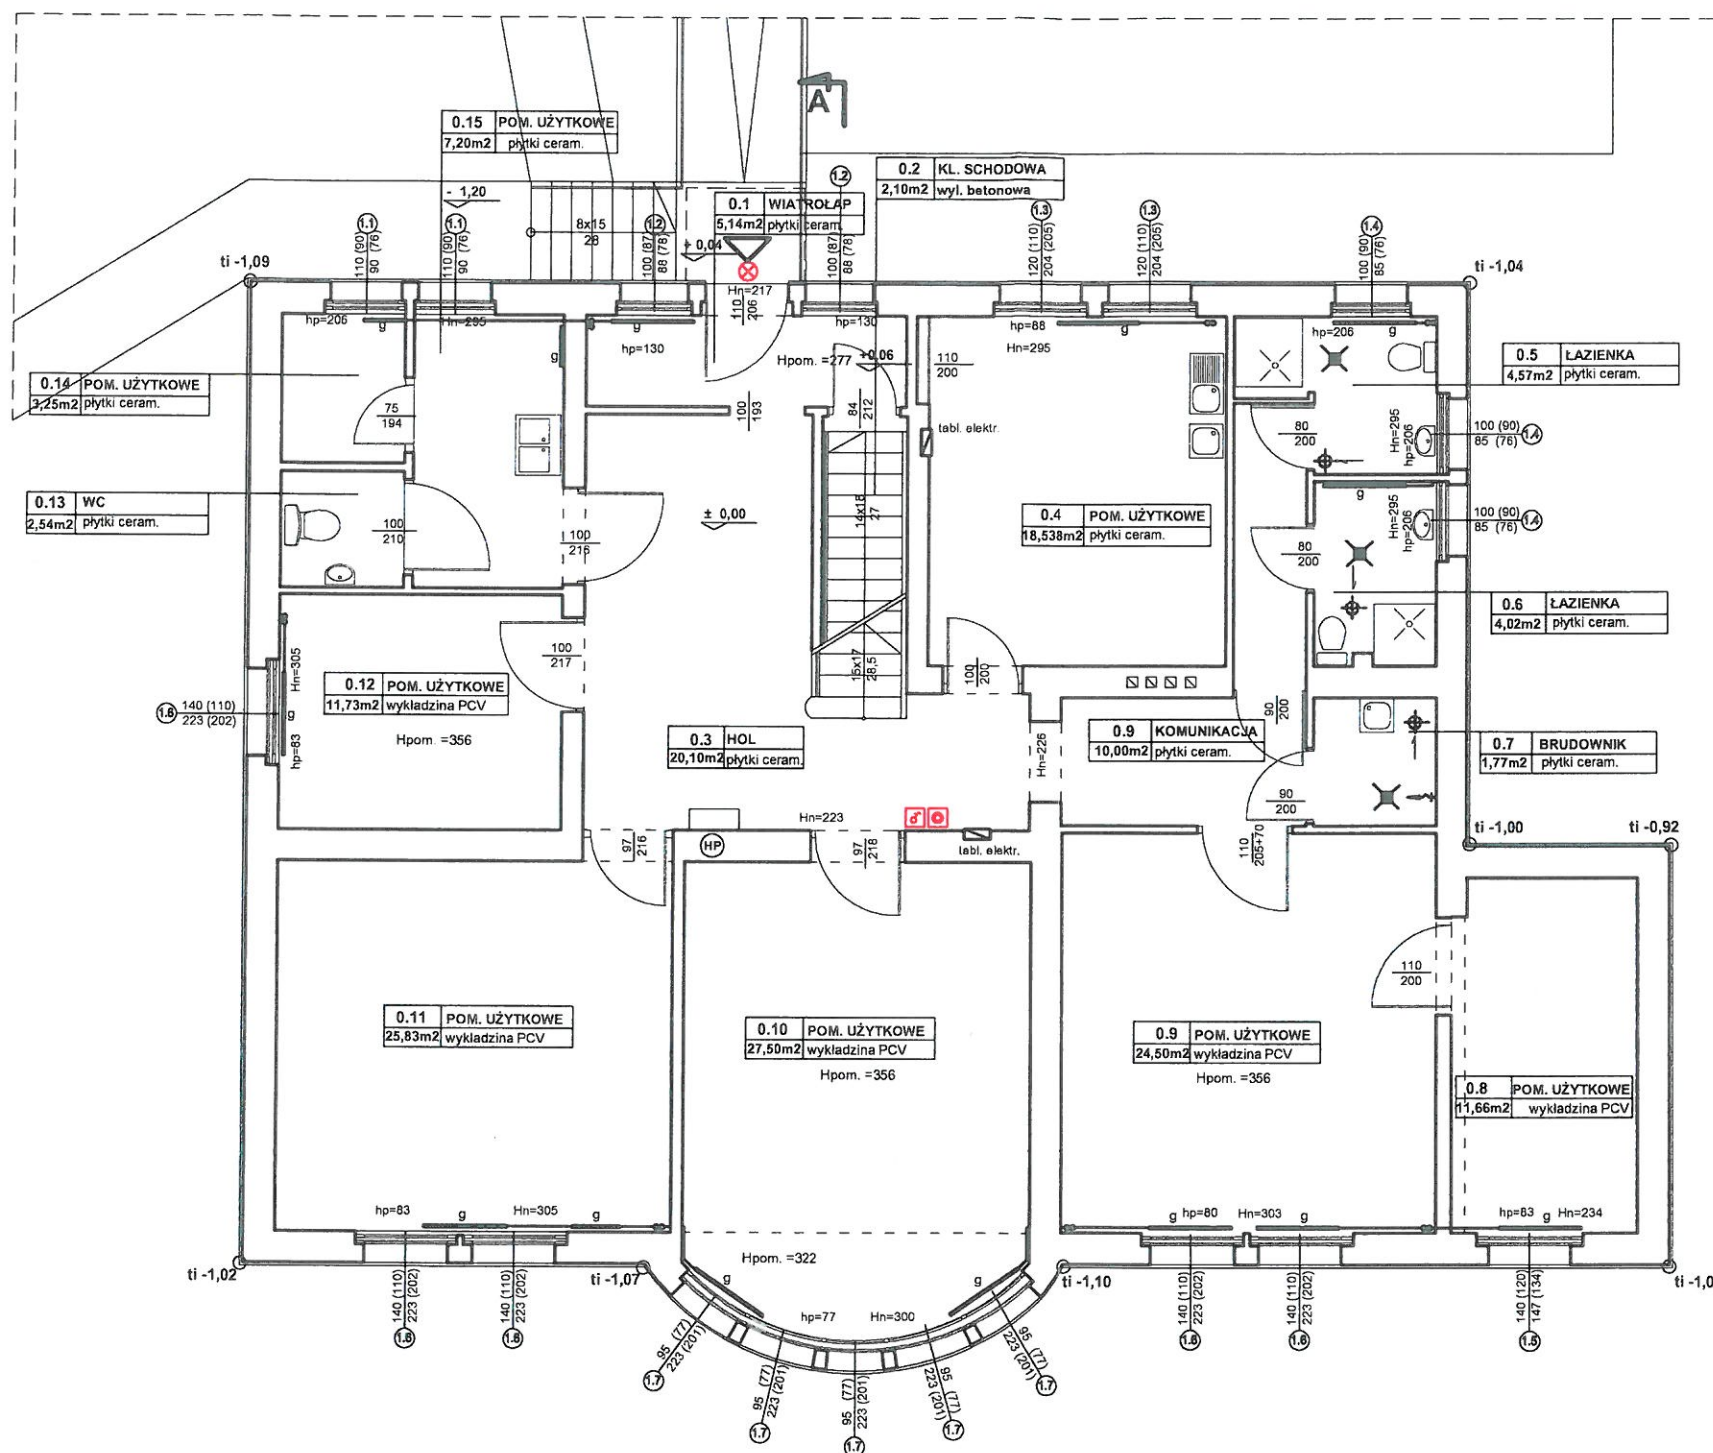

LEGENDA:

- oprawa oświetleniowa sufitowa świetlówkowa
- włącznik podwójny
- włącznik pojedynczy
- gniazdko podwójne
- Rozdzielnia TK-3
- tablica elektryczna
- punkt świetlny, naświetlacz ledowy (nad wejściem do budynku)
- 1xCSO - centrala sterująca oddymianiem (2 szt.)
- alarmowy przycisk oddymiania ROP
- Przycisk samopowrotny LT (przewietrzanie)
- Optyczna czujka dymu OCD
- Siłownik elektryczny okna oddymniającego

Atelier Kato
Pracownia projektowa
Katarzyna Grychowska
tel.: 509 537 028 e-mail: biuro@atelierkato.pl
40-710 KATOWICE, UL. ZIELONOGÓRSKA 15/3
40-709 KATOWICE, UL. PANEWNICKA 22
www.atelierkato.pl

INWESTOR:
**ZESPÓŁ OPIEKI ZDROWOTNEJ
W KNUROWIE**
44-190 KATOWICE, UL. NIEPODLEGŁOŚCI 8

INWESTYCJA:
**PRZEBUDOWA DACHU,
WYMIANA STOLARKI OKIENNEJ,
RENOWACJA ELEWACJI
W BUDYNKU WILLI SZPITALA,
W KNUROWIE**

LOKALIZACJA:
44-190 KNUROW, UL. NIEPODLEGŁOŚCI 8

PROJEKTANT: mgr inż. Piotr Raczyński
SLK/6101/PWBE/15
SPRAWDZIŁ: inż. Antoni Szatka
686/93


TEMAT RYSUNKU:
**PLAN SYTUACYJNY INSTALACJI
ELEKTRYCZNEJ PARTERU**

FAZA: PB-W SKALA: 1:100
DATA: 23.10.2016 NR RYS.: E-2

PRAWO AUTORSKIE ZASTRZEŻONE
strona: 1/1

RZUT PIĘTRA I

skala 1:100

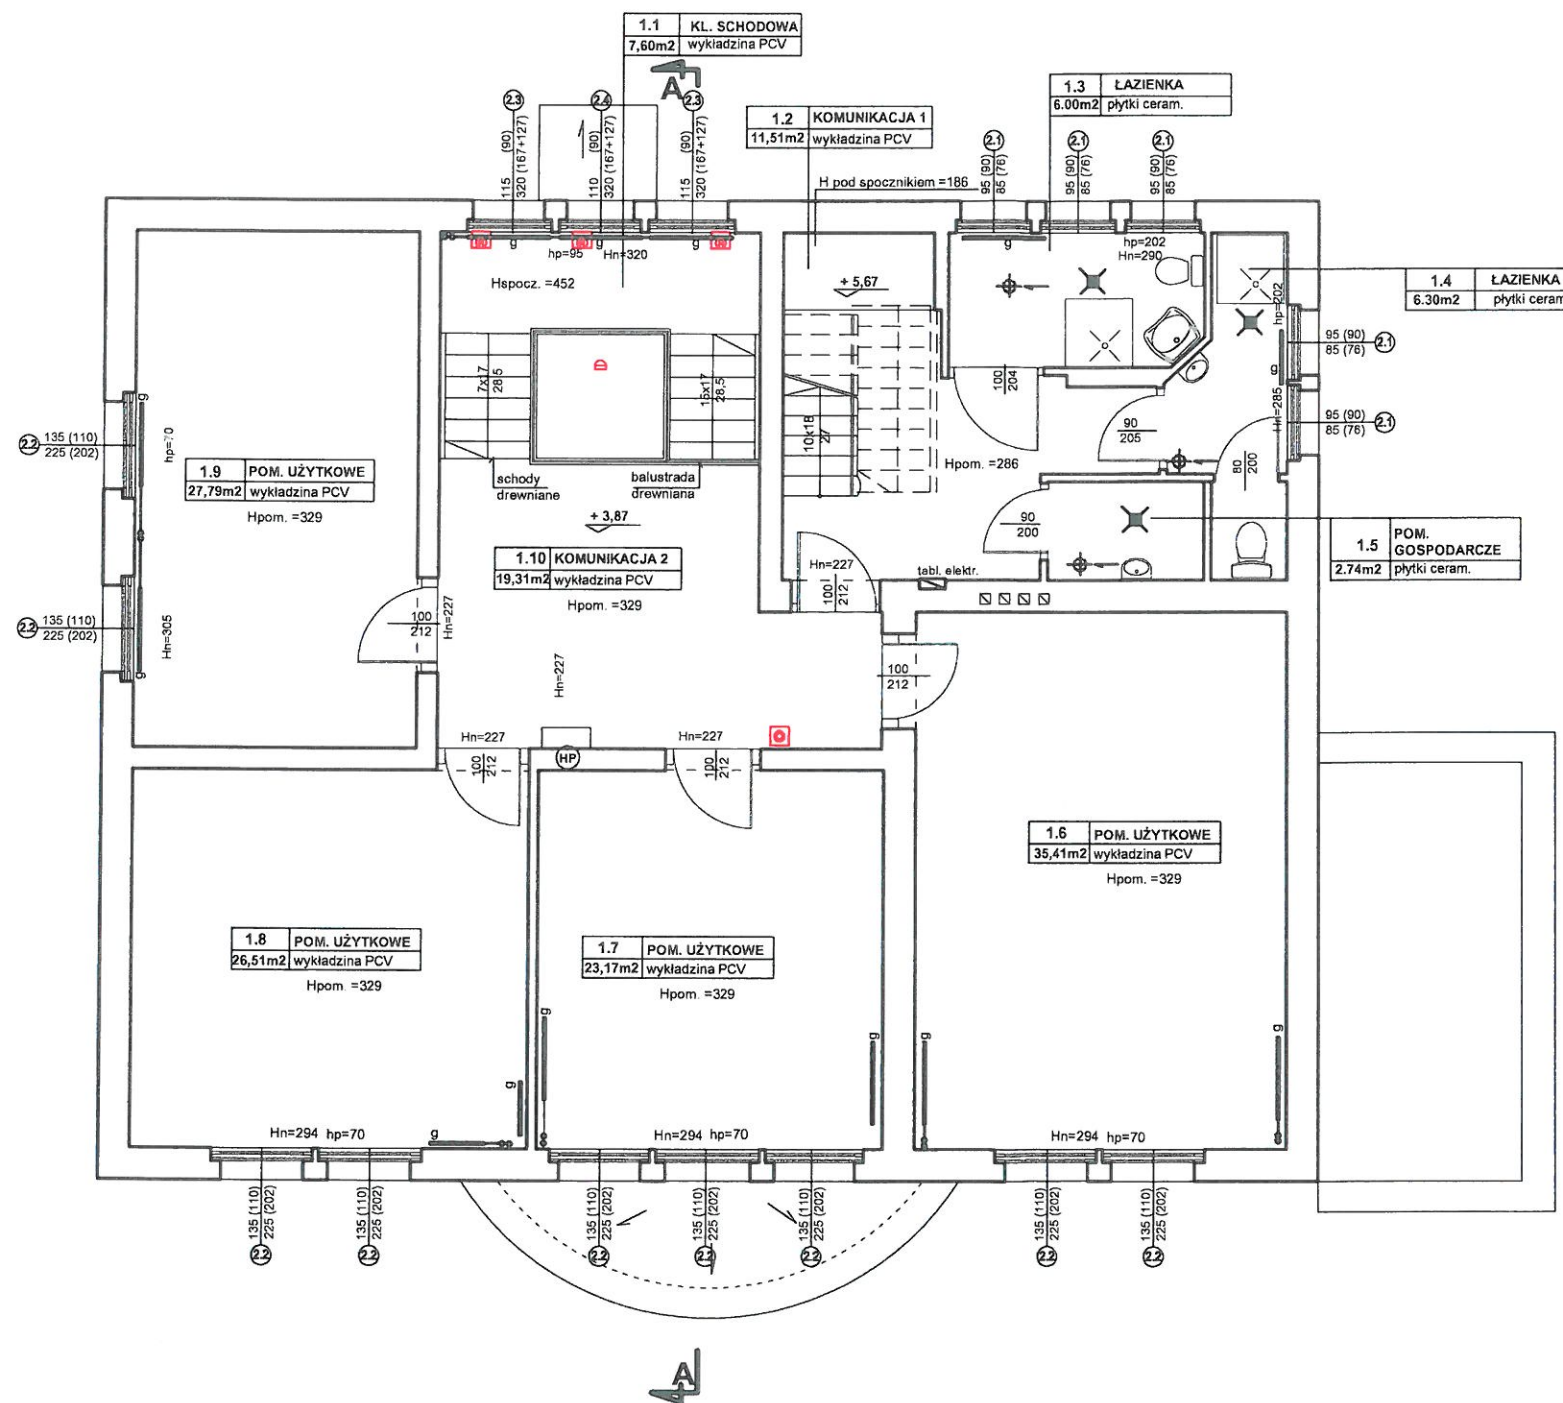

LEGENDA:

- oprawa oświetleniowa sufitowa świetlówkowa
- włącznik podwójny
- włącznik pojedynczy
- gniazdko podwójne
- Rozdzielnia TK-3
- tablica elektryczna
- punkt świetlny, naświetlacz ledowy (nad wejściem do budynku)
- 1xC_{SO} - centrala sterująca oddymianiem (2 szt.)
- alarmowy przycisk oddymiania ROP
- Przycisk samopowrotny LT (przewietrzanie)
- Optyczna czujka dymu OCD
- Słownik elektryczny okna oddymiającego


Atelier Kato
Pracownia projektowa
Katarzyna Grychowska
tel.: 509 537 028 e-mail: biuro@atelierkato.pl
40-710 KATOWICE, UL. ZIELONOGÓRSKA 15/3
40-709 KATOWICE, UL. PANEWNICKA 22

ARCH.	INWESTOR:	ZESPÓŁ OPIEKI ZDROWOTNEJ W KNUROWIE 44-190 KATOWICE, UL. NIEPODLEGŁOŚCI 8
	INWESTYCJA:	PRZEBUDOWA DACHU, WYMIANA STOLARKI OKIENNEJ, RENOWACJA ELEWACJI W BUDYNKU WILLI SZPITALA, W KNUROWIE
	LOKALIZACJA:	44-190 KNURÓW, UL. NIEPODLEGŁOŚCI 8
	PROJEKTANT:	mgr inż. Piotr Raczyński SLK/6101/PWBE/15
ARCH.	SPRAWDZIŁ:	inż. Antoni Szatka 686/93
	TEMAT RYSUNKU:	PLAN SYTUACYJNY INSTALACJI ELEKTRYCZNEJ I PIĘTRA
FAZA: PB-W		SKALA: 1:100
DATA: 23.10.2016		NR RYS.: E-3

PRAWO AUTORSKIE ZASTRZEŻONE
strona: 1/88

RZUT PODDASZA I

skala 1:100

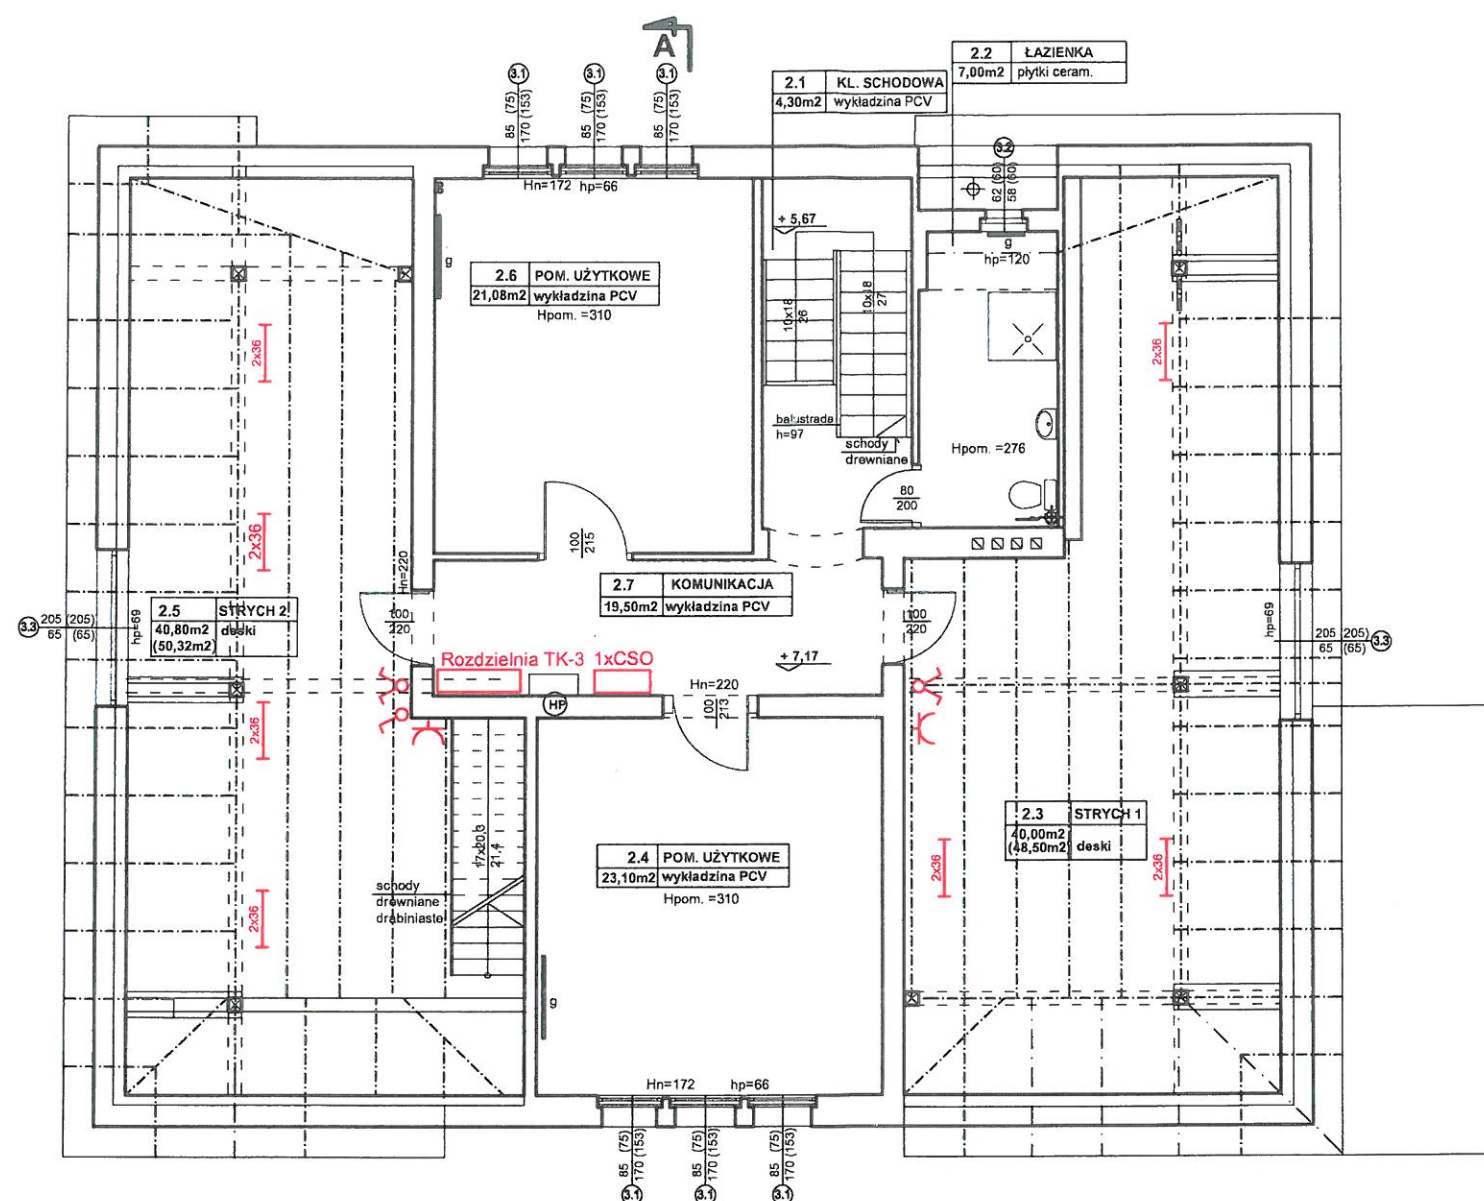

LEGENDA:

- oprawa oświetleniowa sufitowa świetlówkowa
- włącznik podwójny
- włącznik pojedynczy
- gniazdo podwójne
- Rozdzielnia TK-3
- tablica elektryczna
- punkt świetlny, naświetlacz ledowy (nad wejściem do budynku)
- 1xCSO - centrala sterująca oddymianiem (2 szt.)
- alarmowy przycisk oddymiania ROP
- Przycisk samopowrotny LT (przewietrzanie)
- Optyczna czujka dymu OCD
- Siłownik elektryczny okna oddymiającego

Atelier
Pracownia projektowa
Katarzyna Grychowska
tel.: 509 537 028 e-mail: biuro@atelierkato.pl
40-710 KATOWICE, UL. ZIELONOGÓRSKA 15/3
40-709 KATOWICE, UL. PANEWNICZA 22

INWESTOR:
**ZESPÓŁ OPIEKI ZDROWOTNEJ
W KNUROWIE**
44-190 KATOWICE, UL. NIEPODLEGŁOŚCI 8

INWESTYCJA:
**PRZEBUDOWA DACHU,
WYMIANA STOLARKI OKIENNEJ,
RENOWACJA ELEWACJI
W BUDYNKU WILLI SZPITALA,
W KNUROWIE**

LOKALIZACJA:
44-190 KNURÓW, UL. NIEPODLEGŁOŚCI 8

PROJEKTANT:

mgr inż. Piotr Raczyński
SLK/6101/PWBE/15

SPRAWDZIŁ:

inż. Antoni Szatka
686/93

TEMAT RYSUNKU:
**PLAN SYTUACYJNY INSTALACJI
ELEKTRYCZNEJ PODDASZA I**


FAZA: PB-W SKALA: 1:100

DATA: 23.10.2016 NR RYS.: E-4

PRAWO AUTORSKIE ZASTRZEŻONE
strona: 1/1

RZUT PODDASZA II

skala 1:100

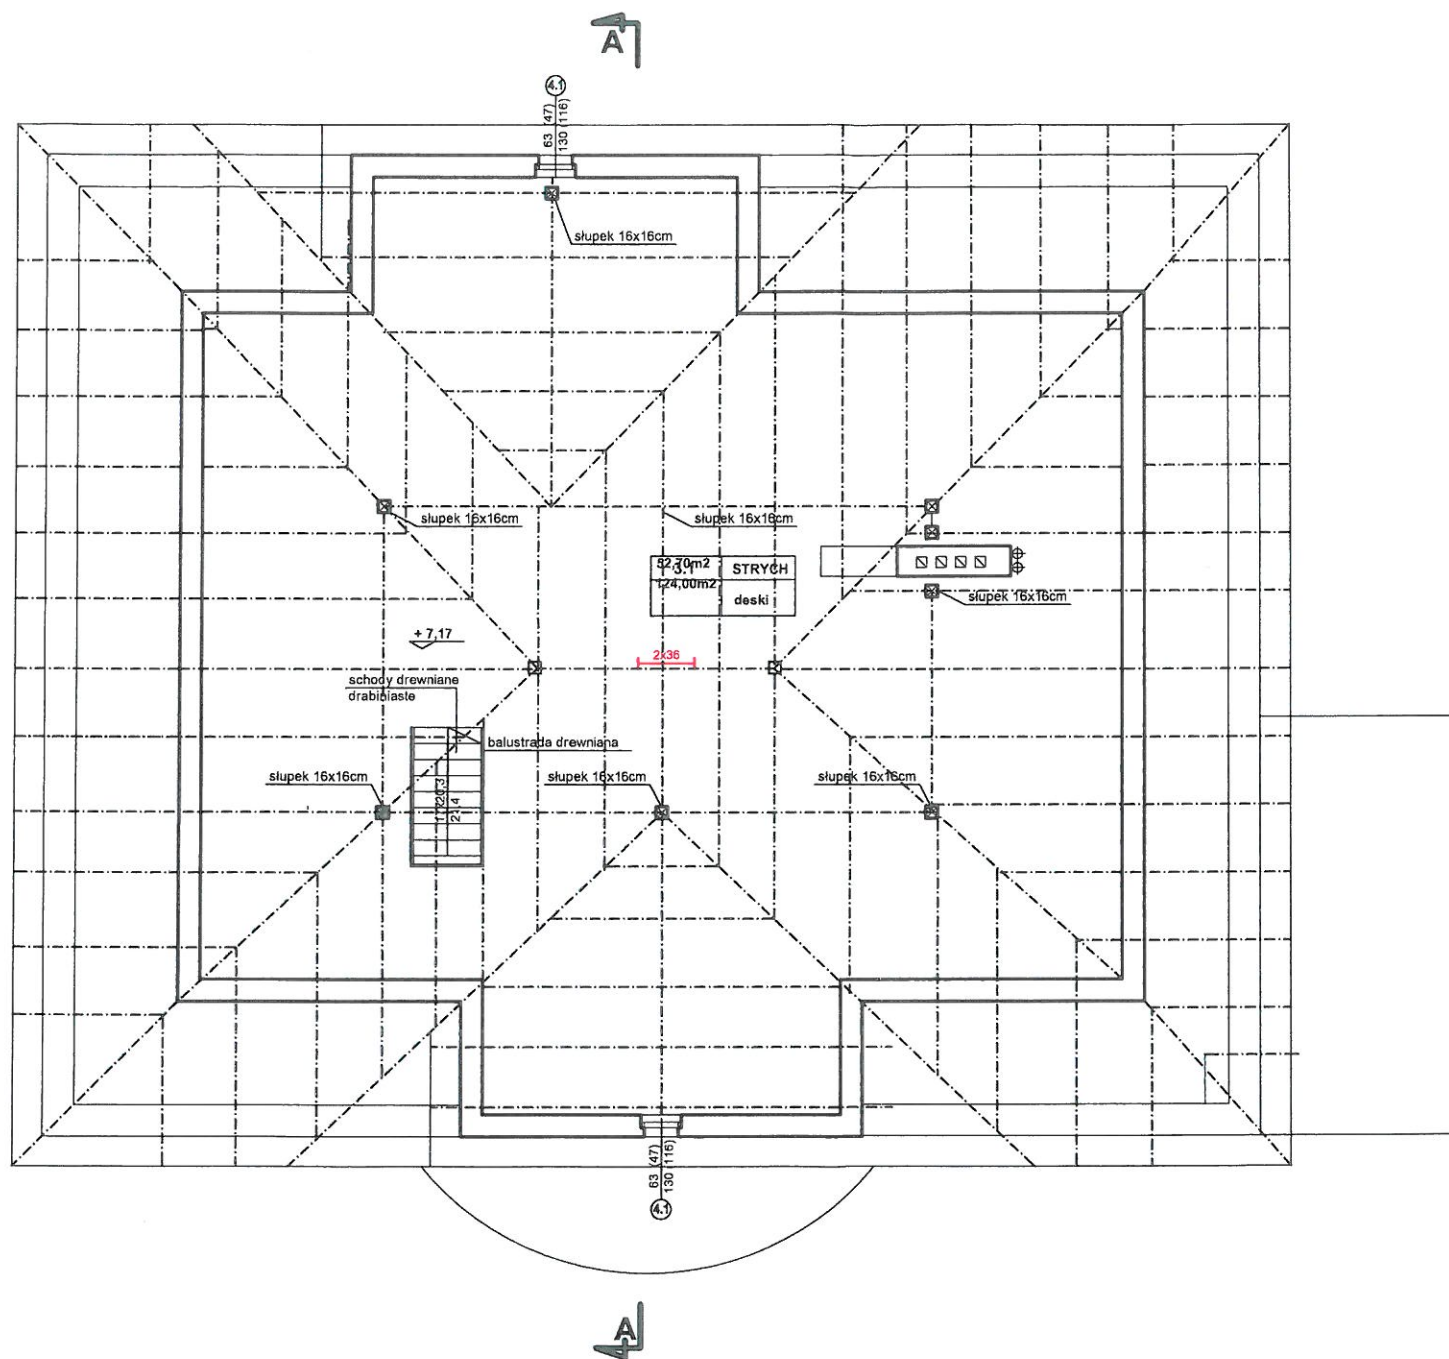

LEGENDA:

- oprawa oświetleniowa sufitowa świetlówkowa
 - włącznik podwójny
 - włącznik pojedynczy
 - gniazdko podwójne

Rozdzielnia TK-3

 - tablica elektryczna
 - punkt świetlny, naświetlacz ledowy (nad wejściem do budynku)
 - centralka sterująca oddymianiem (2 szt.)
 - alarmowy przycisk oddymiania ROP
 - Przycisk samopowrotny LT (przewietrzanie)
 - Optyczna czujka dymu OCD
 - Siłownik elektryczny okna oddymiającego

KaTo Atelier
Pracownia projektowa
Katarzyna Grychowska
tel. 509 537 028
40-710 KATOWICE,
40-709 KATOWICE,
e-mail: biuro@atelierkato.pl
UL. ZIELONOGÓRSKA 15/3
UL. PANEWNICZA 22

INWESTOR:
**ZESPÓŁ OPIEKI ZDROWOTNEJ
W KNUROWIE**
44-190 KATOWICE, UL. NIEPODLEGŁOŚCI 8

**INWESTYCJA: PRZEBUDOWA DACHU,
WYMIANA STOLARKI OKIENNEJ,
RENOWACJA ELEWACJI
W BUDYNKU WILLI SZPITALA,
W KNUROWIE**

LOKALIZACJA:
44-190 KNURÓW, UL. NIEPODLEGŁOŚCI 8

PROJEKTANT:  mgr inż.
Piotr Raczyński
SLK/6101/PWBE/15

SPRAWDZIŁ:  inż.
Antoni Szatka
686/93


TEMAT RYSUNKU:
PLAN SYTUACYJNY INSTALACJI
ELEKTRYCZNEJ PODDASZA II

FAZA: PB-W	SKALA: 1:100
------------	--------------

DATA: 23.10.2016	NR RYS.: E-5
------------------	--------------

PRAWO AUTORSKIE ZASTRZEŻONE
strona:

RZUT DACHU
skala 1:100

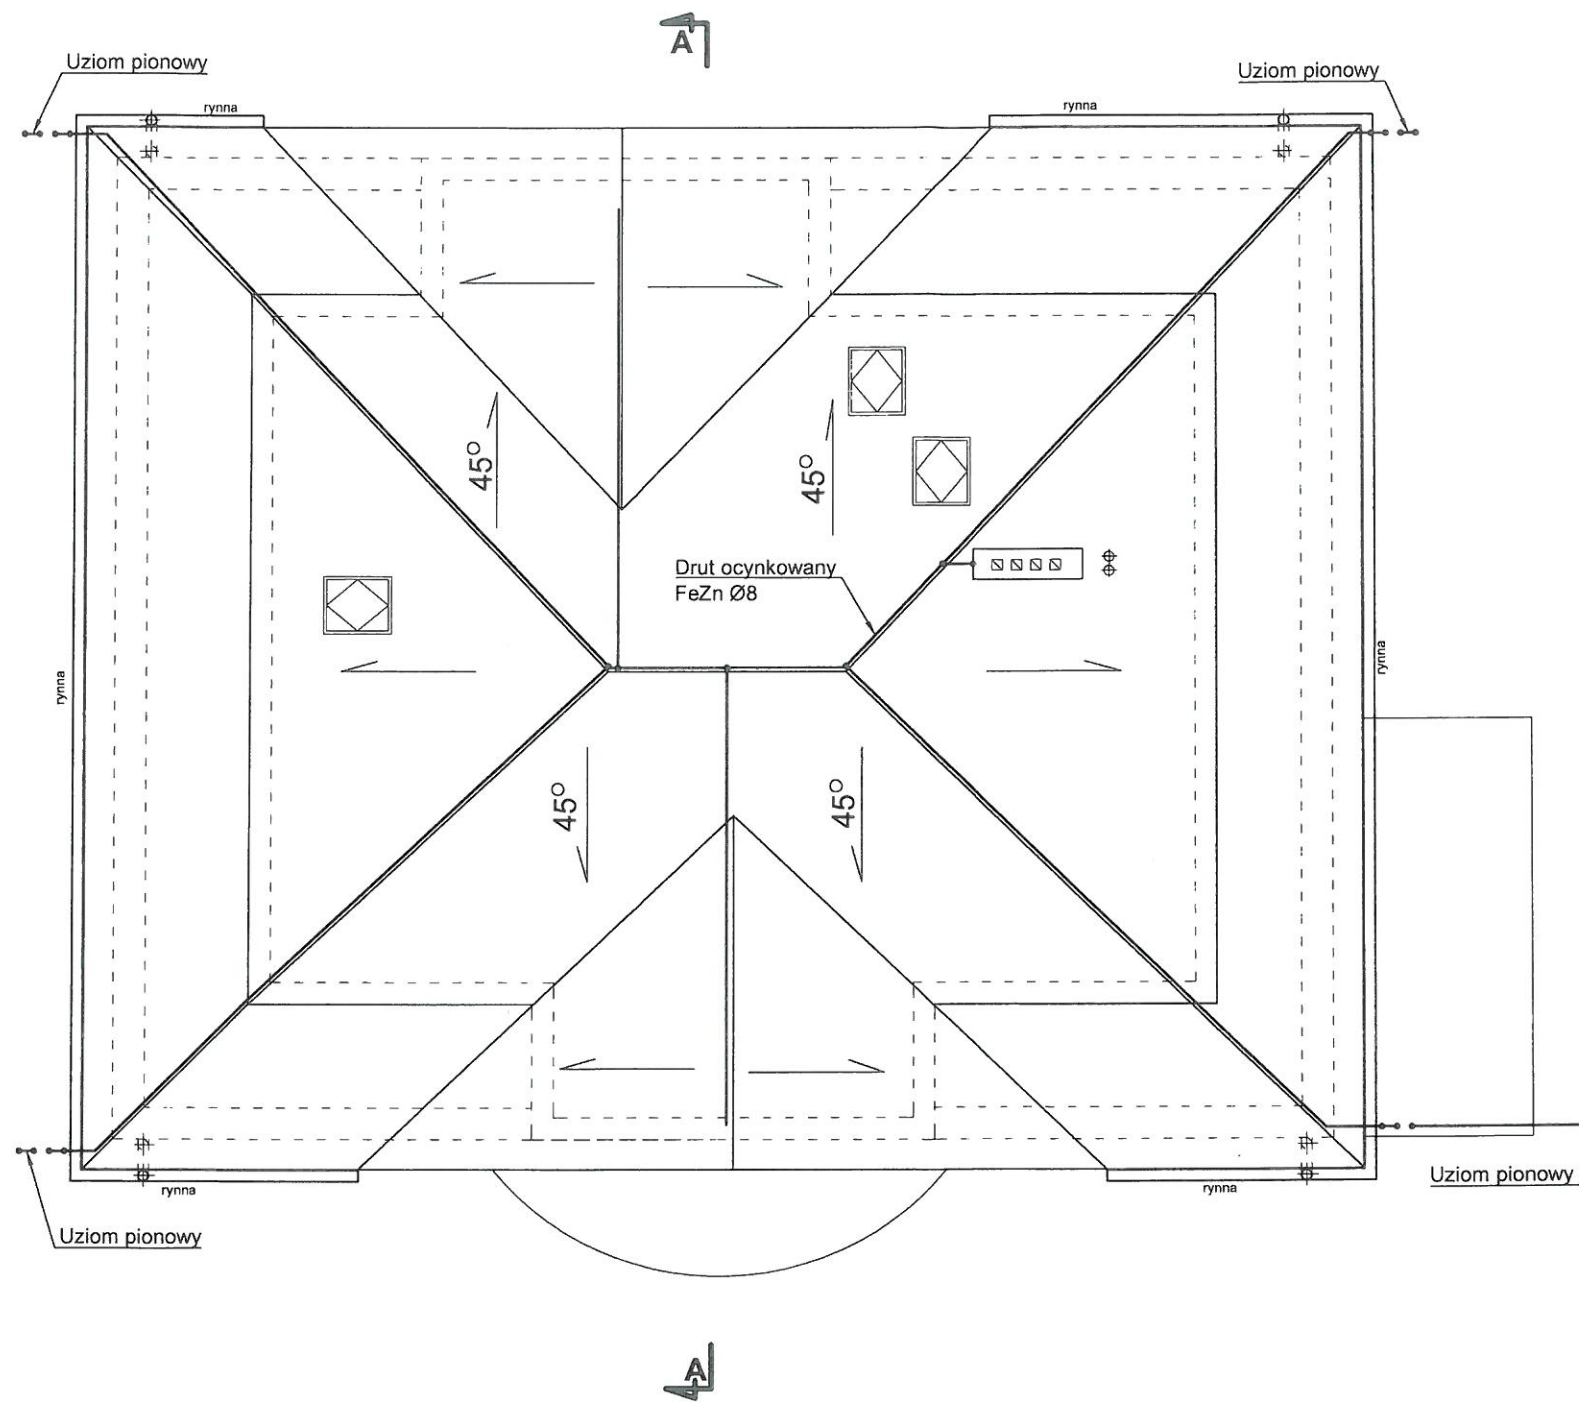



Pracownia projektowa
Katarzyna Grychowska
 tel.: 509 537 028
 40-710 KATOWICE,
 40-709 KATOWICE,

Kato
Atelier
 e-mail: biuro@atelierkato.pl
 UL. ZIELONOGÓRSKA 15/3
 UL. PANEWNICKA 22

www.atelierkato.pl

ARCH. S - 5 / 2016	INWESTOR: ZESPÓŁ OPIEKI ZDROWOTNEJ W KNUROWIE 44-190 KATOWICE, UL. NIEPODLEGŁOŚCI 8
	INWESTYCJA: PRZEBUDOWA DACHU, WYMIANA STOLARKI OKIENNEJ, RENOWACJA ELEWACJI W BUDYNKU WILLI SZPITALA, W KNUROWIE
	LOKALIZACJA: 44-190 KNURÓW, UL. NIEPODLEGŁOŚCI 8
	PROJEKTANT:  mgr inż. Piotr Raczyński SLK/6101/PWBE/15
	SPRAWDZIŁ:  inż. Antoni Szatka 686/93
TEMAT RYSUNKU: INSTALACJA ODGROMOWA BUDYNKU	
FAZA: PB-W	SKALA: 1:100
DATA: 23.10.2016	NR RYS.: E-6

PRAWO AUTORSKIE ZASTRZEŻONE
 strona:

ELEWACJA POŁUDNIOWA

skala 1:100



Atelier Kato
Pracownia projektowa
Katarzyna Grychowska
tel.: 509 537 028 e-mail: biuro@atelierkato.pl
40-710 KATOWICE, UL. ZIELONOGÓRSKA 15/3
40-709 KATOWICE, UL. PANEWNICKA 22
www.atelierkato.pl

INWESTOR:
**ZESPÓŁ OPIEKI ZDROWOTNEJ
W KNUROWIE**
44-190 KATOWICE, UL. NIEPODLEGŁOŚCI 8

INWESTYCJA: **PRZEBUDOWA DACHU,
WYMIANA STOLARKI OKIENNEJ,
RENOWACJA ELEWACJI
W BUDYNKU WILLI SZPITALA,
W KNUROWIE**

LOKALIZACJA:
44-190 KNURÓW, UL. NIEPODLEGŁOŚCI 8

PROJEKTANT: mgr inż.
Piotr Raczyński
SLK/6101/PWBE/15

SPRAWDZIŁ: inż.
Antoni Szatka
686/93

TEMAT RYSUNKU:
**INSTALACJA ODGROMOWA
BUDYNKU**


FAZA: PB-W SKALA: 1:100

DATA: 23.10.2016 NR RYS.: E-7

PRAWO AUTORSKIE ZASTRZEŻONE
strona: 1/2

ELEWACJA WSCHODNIA

skala 1:100

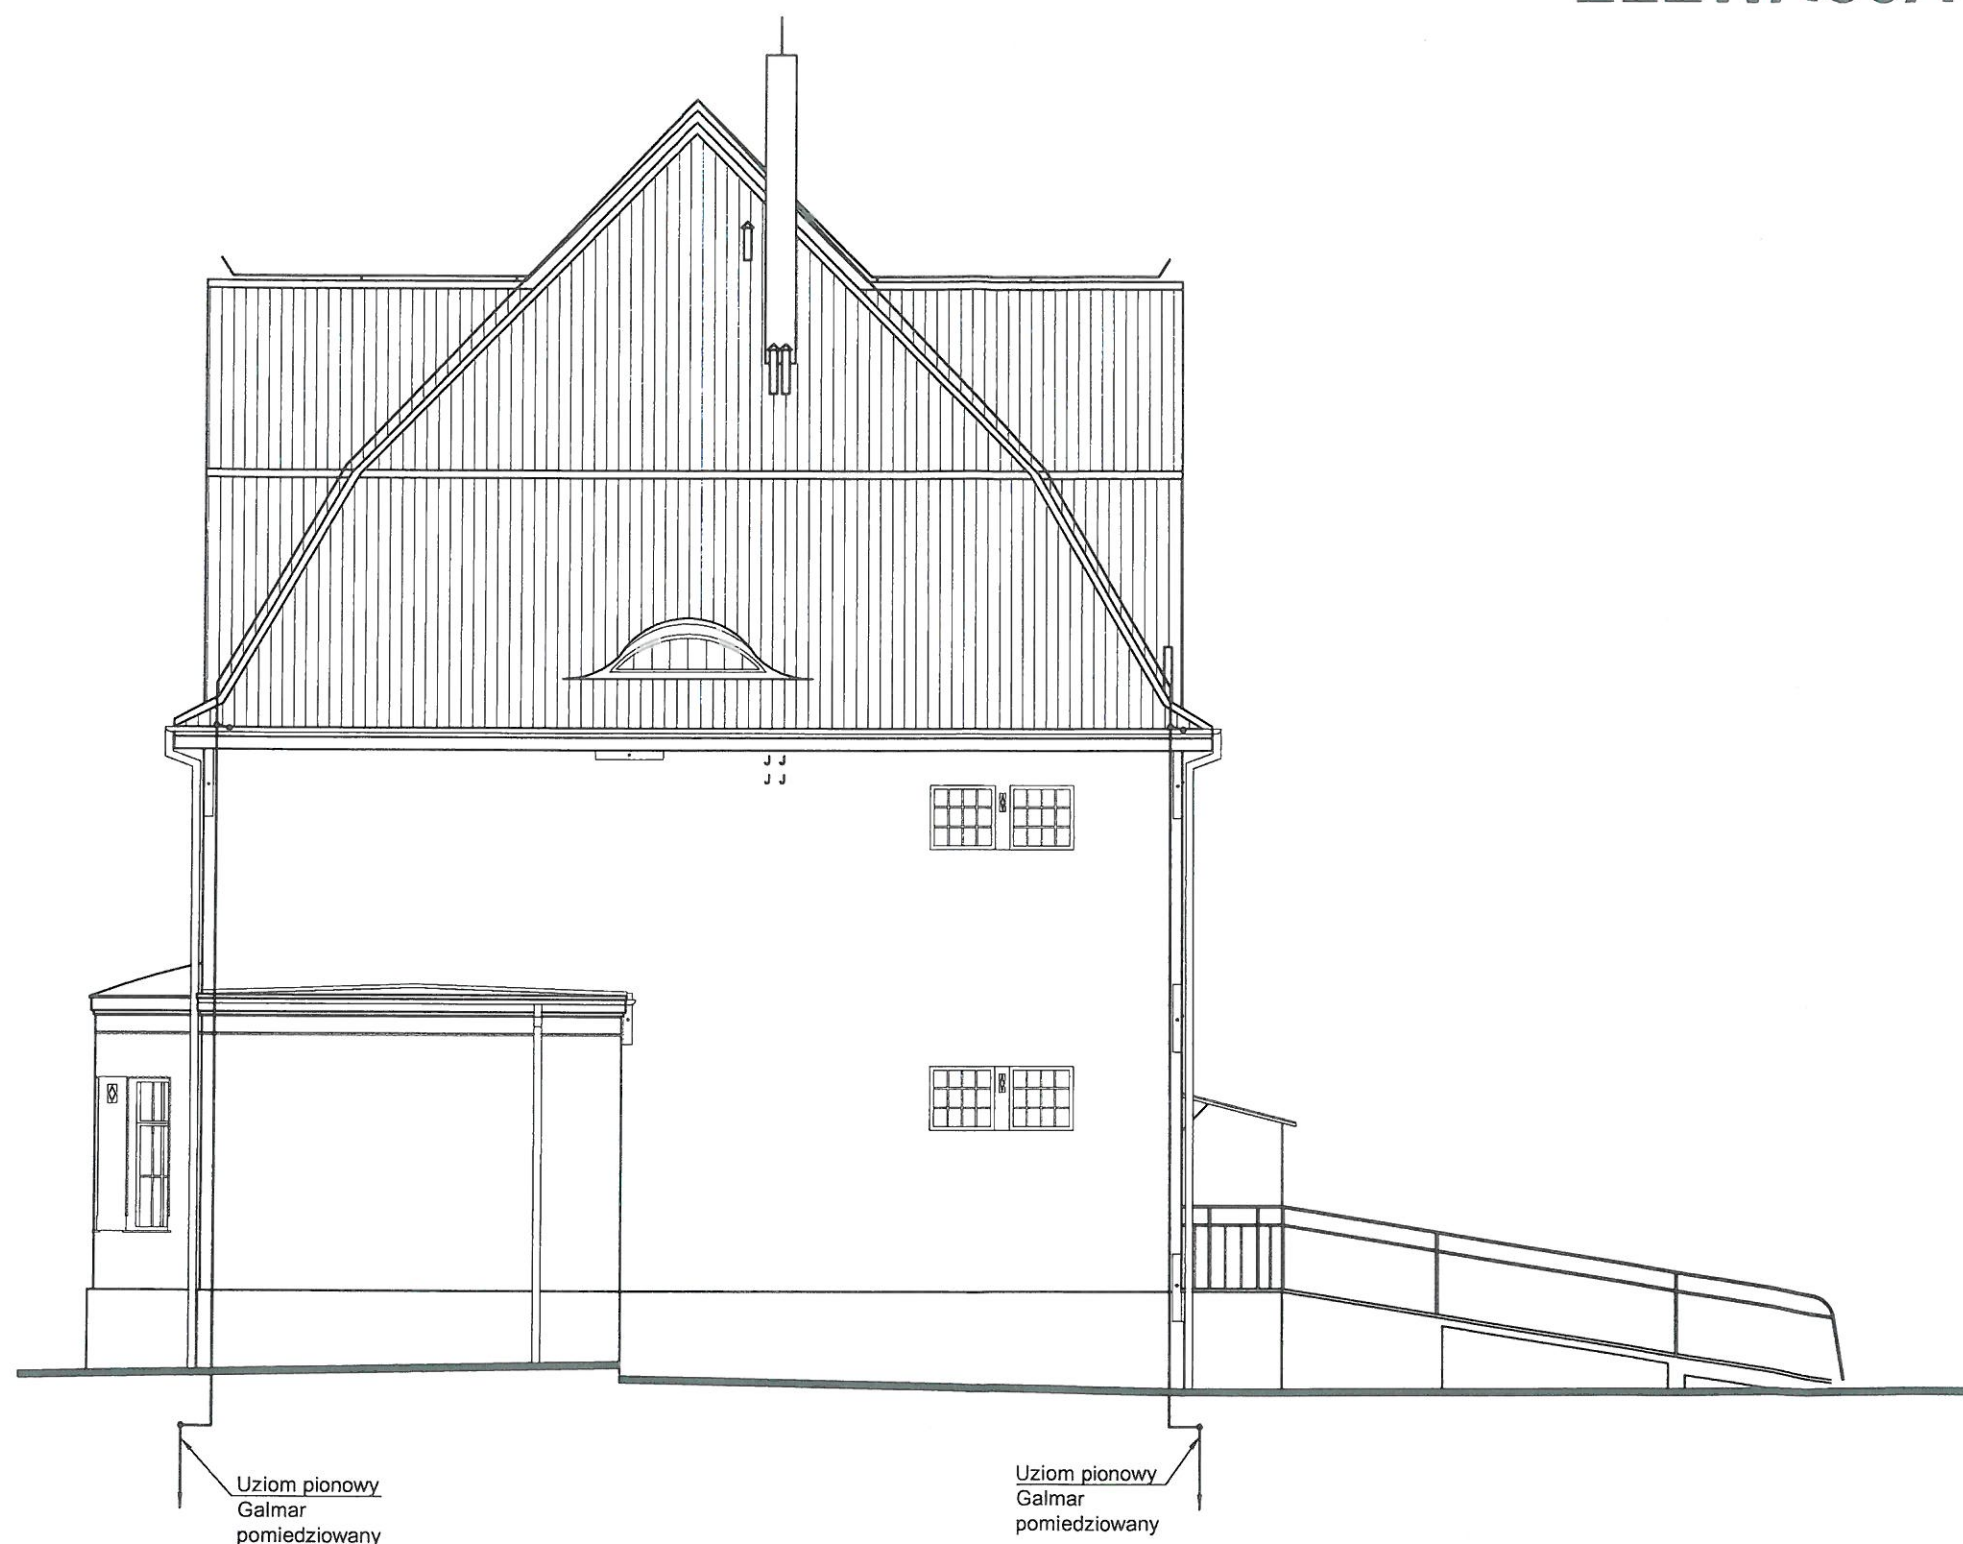

Atelier Kato
Pracownia projektowa
Katarzyna Grychowska
tel.: 509 537 028 e-mail: biuro@atelierkato.pl
40-710 KATOWICE, UL. ZIELONOGÓRSKA 15/3
40-709 KATOWICE, UL. PANEWNICKA 22
www.atelierkato.pl

INWESTOR:
**ZESPÓŁ OPIEKI ZDROWOTNEJ
W KNUROWIE**
44-190 KATOWICE, UL. NIEPODLEGŁOŚCI 8

INWESTYCJA: **PRZEBUDOWA DACHU,
WYMIANA STOLARKI OKIENNEJ,
RENOWACJA ELEWACJI
W BUDYNKU WILLI SZPITALA,
W KNUROWIE**

LOKALIZACJA:
44-190 KNURÓW, UL. NIEPODLEGŁOŚCI 8

PROJEKTANT: mgr inż.
Pacog Piotr Raczyński
SLK/6101/PWBE/15

SPRAWDZIŁ: inż.
Antoni Szatka Antoni Szatka
686/93

TEMAT RYSUNKU:
**INSTALACJA ODGROMOWA
BUDYNKU**

FAZA: PB-W SKALA: 1:100

DATA: 23.10.2016 NR RYS.: **E-8**

PRAWO AUTORSKIE ZASTRZEŻONE
strona: 1/93