

LEGENDA:

— symbol pomieszczenia

13 +20 °C
Qwym: 468 W


temperatura w pomieszczeniu

zapotrzebowanie na ciepło pomieszczenia

- 26 x 3.0
/ 6835 W
- projektowane przewody instalacji centralnego ogrzewania z rur PP-R (podano średnicę zewnętrzną x grubość ścianki przewodu)
 - istniejące przewody instalacji centralnego ogrzewania
 - projektowany grzejnik płytowy, zasilany od dołu
 - projektowany grzejnik łazienkowy, drabinkowy

Uwaga:

1. Przewody zasilające prowadzić w warstwach posadzki

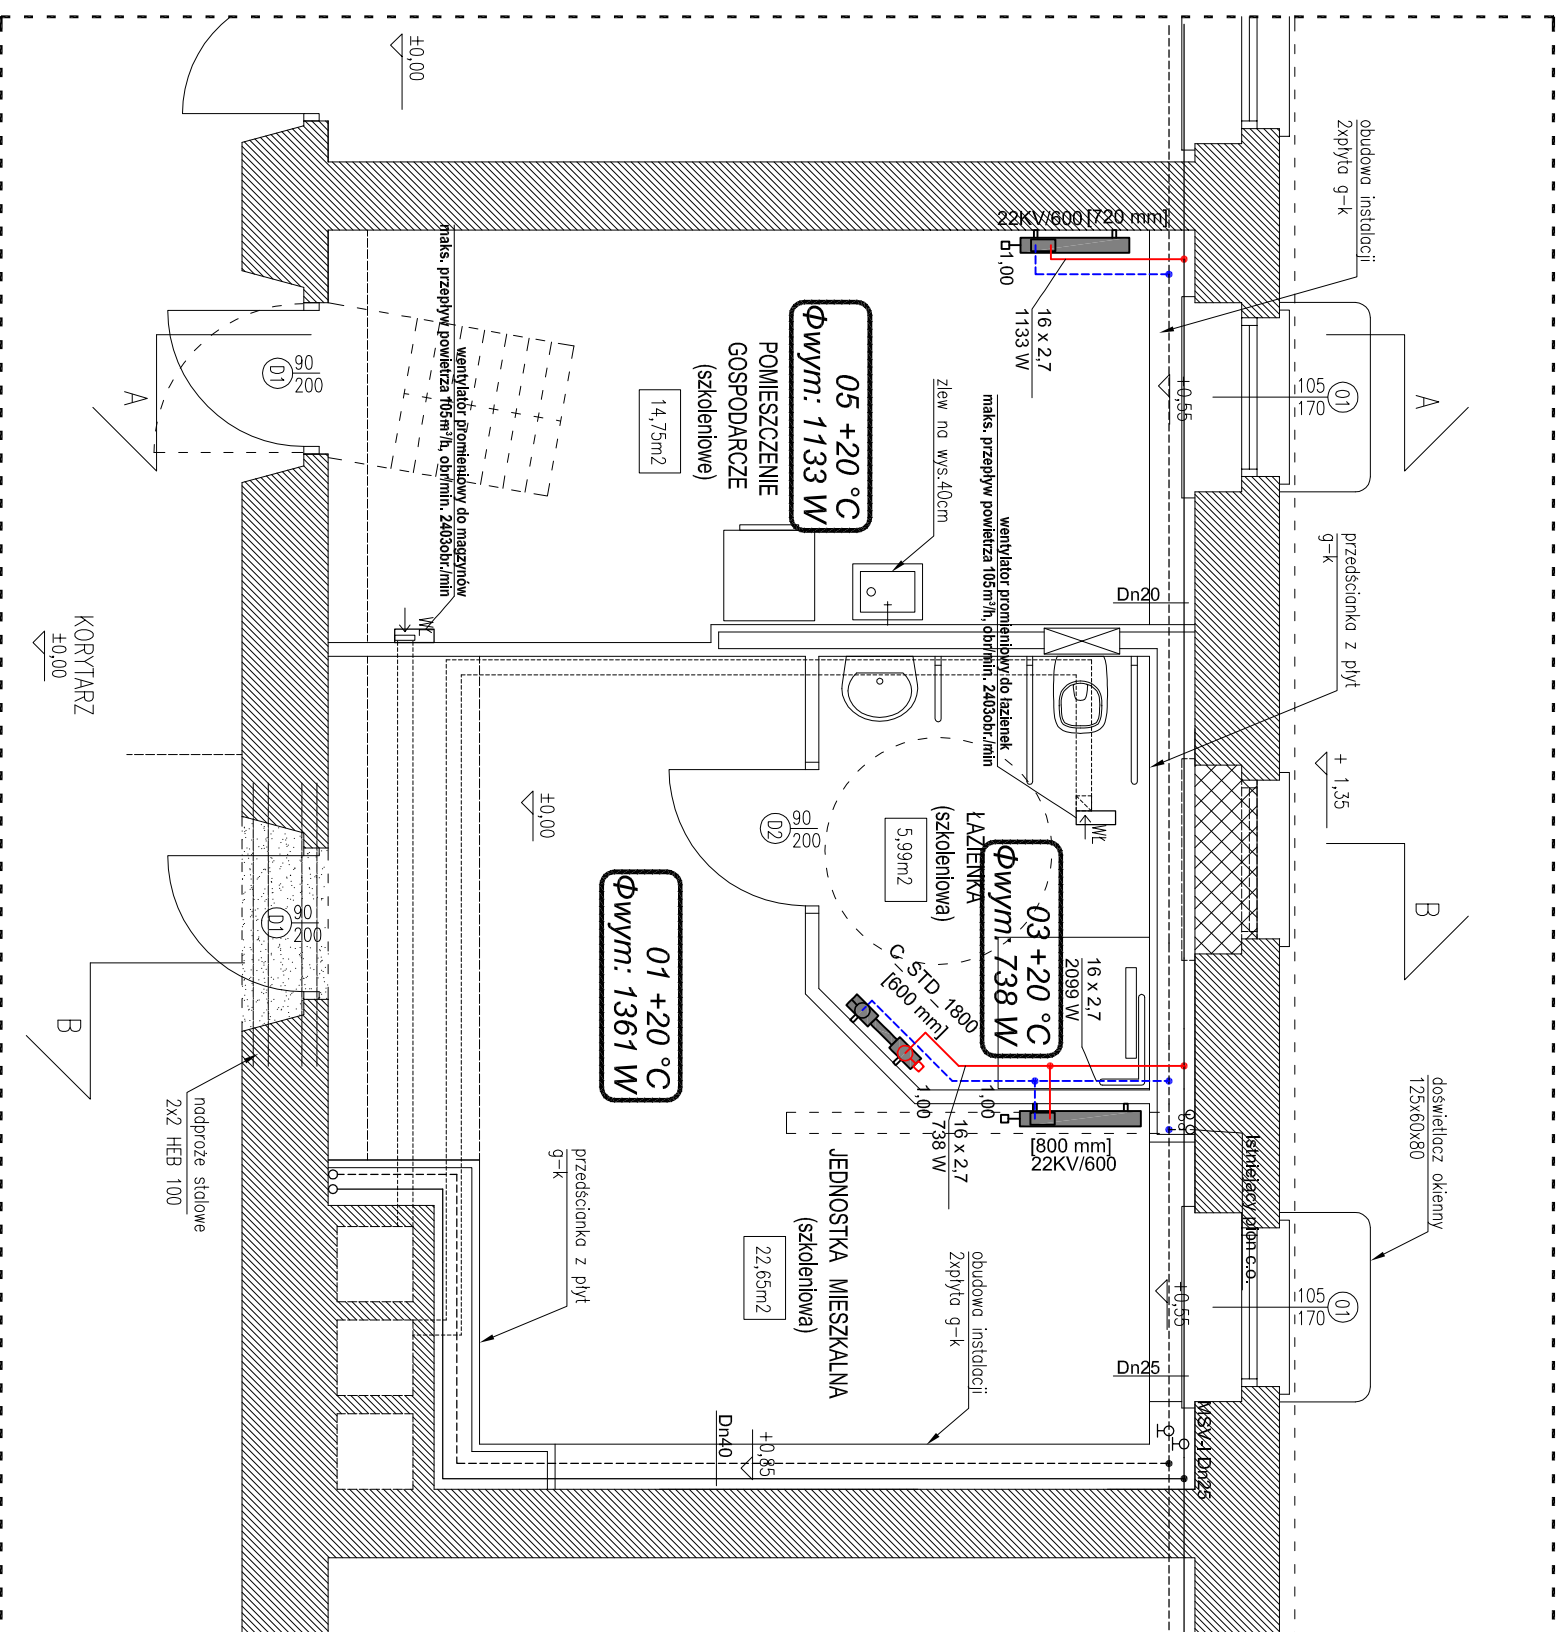

ZADANIE

UTWORZENIE I WYPOSAŻENIE PRACOWNI DLA ZAWODU PRACOWNIK POMOCNICZY OBSŁUGI HOTELOWEJ

W SZKOLE PRZYSPOSABIAJĄCEJ DO PRACY W ZESPOLE SZKÓŁ SPECJALNYCH W KNUROWIE

RACCOMANDA:

Zespół Szkół Specjalnych Knurów, ul. Szpitalna 25

KONTUR
Bogda Matoga
ul. Architektów 158 b
44 - 151 Gliwice

TEMAT OPRAWCOWANIA	
--------------------	--

PROJEKTOWAŁ :
mgr inż. ALEKSANDER MAZUR

mgr inż. ŁUKASZ KŁAK

upr. nr SLK/2302/P.OOS/08

BR

5

DATA:	11/2010
-------	---------

FAZA :

PB

SKALA : 1:50

1

RYSUNKU

RZUT PIWNICY - INSTALACJA C.O.

NR RYSUNKU