




Rzut piwnicy

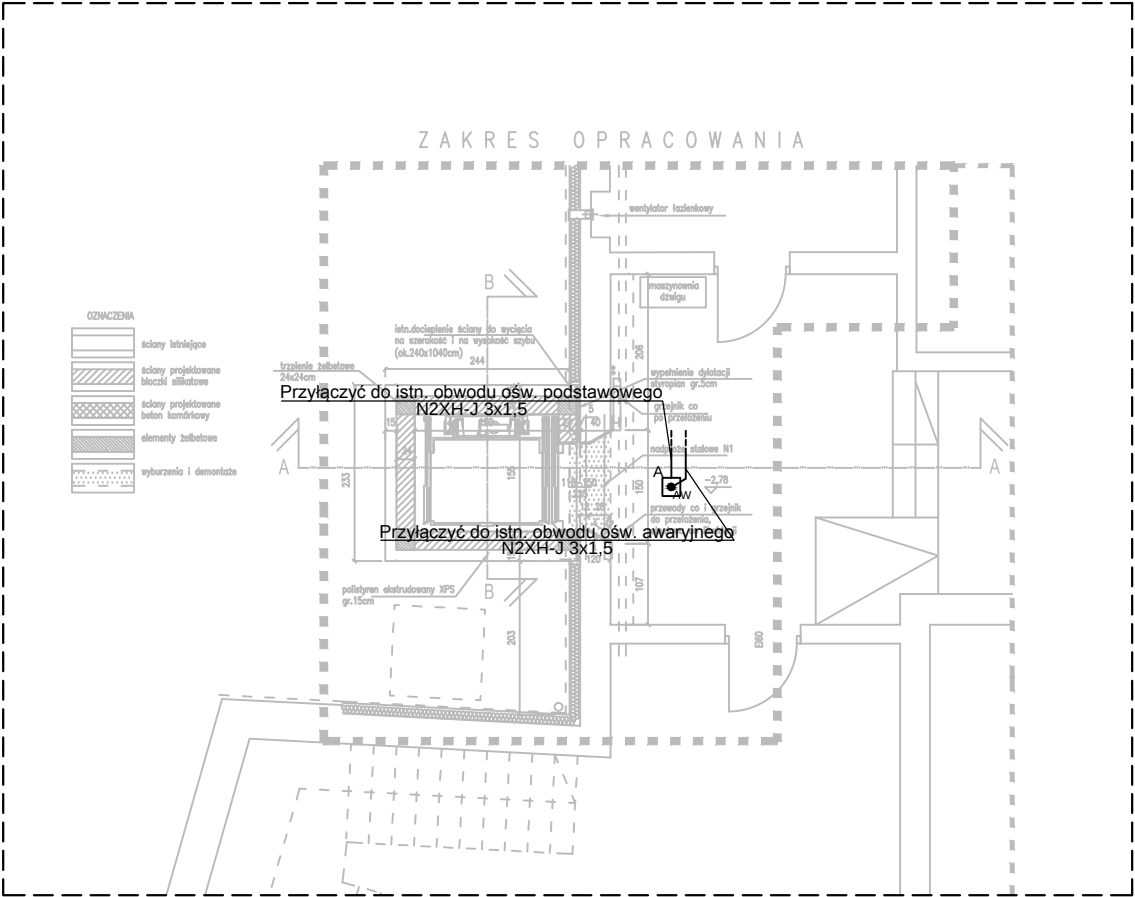


Rzut parteru

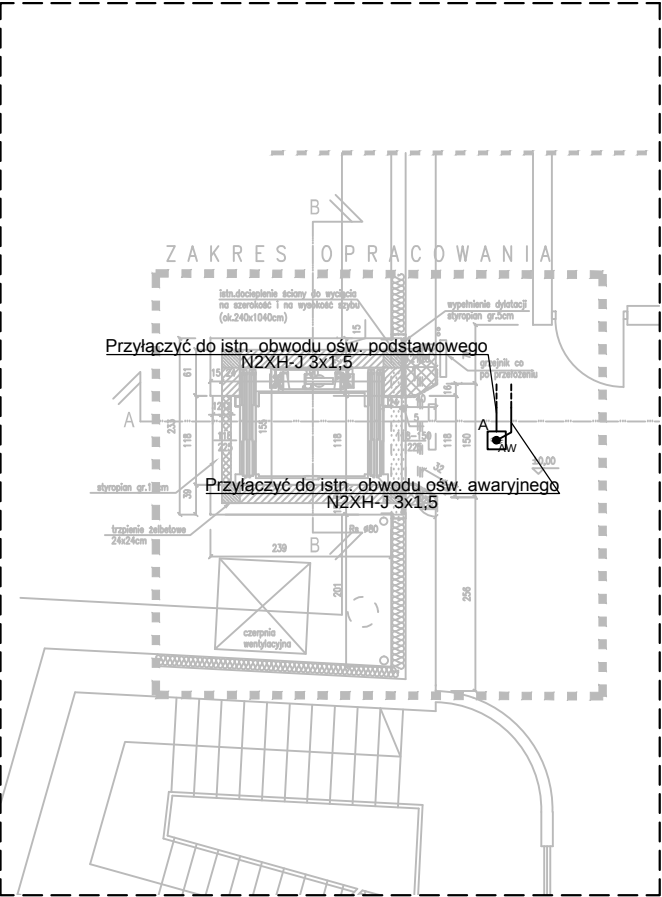

Rzut I piętra

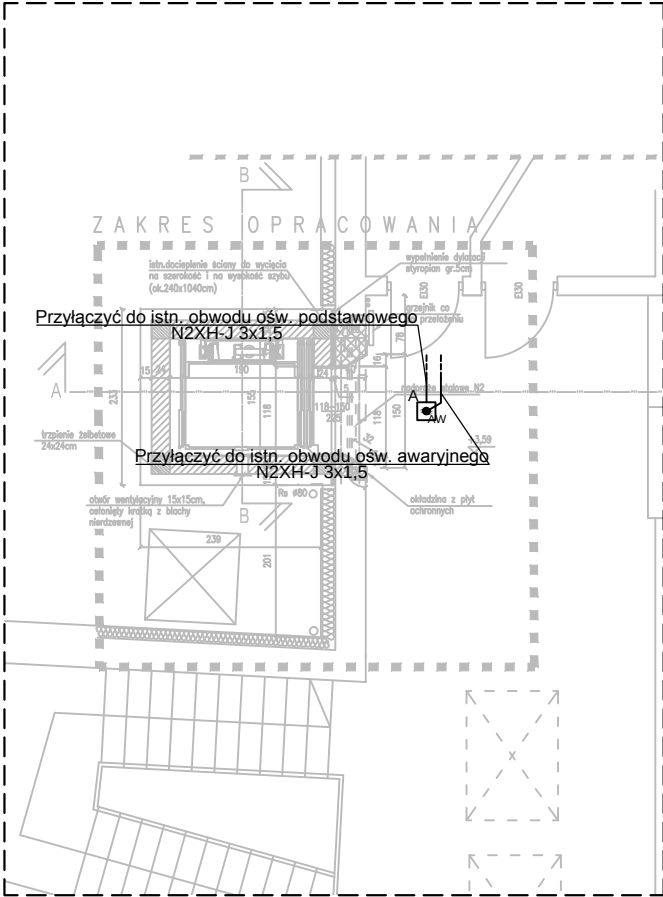

ORIENTACJA

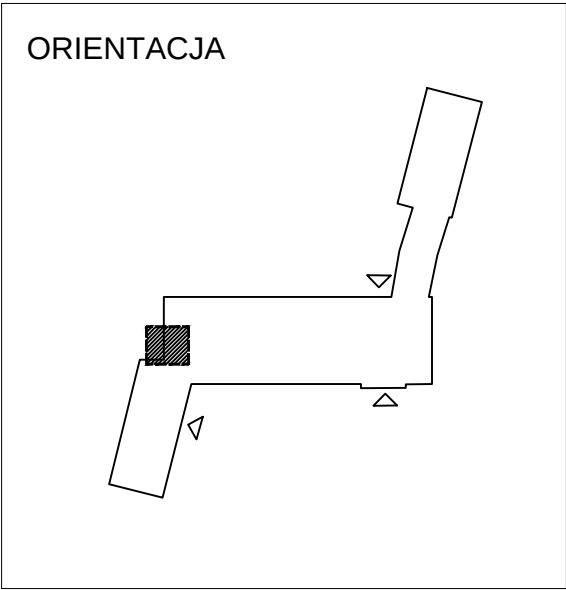

Oświetlenie awaryjne/podstawowe	
Oznaczenie	Typ
A	Oprawa dostropowa QUADRA LED 215, 830, 2300 lm, OPAL, P = 19 W + moduł awaryjny AW
AW	Moduł awaryjny, czas autonomii - 1h, P = 2 W, System POINT LED KG ATI

KONTUR
Bogda Matoga
ul. Architektów 158 b
44 - 151 Gliwice

TEMAT OPRACOWANIA:		DOBUDOWA WINDY ZEWNĘTRZNEJ DO BUDYNKU ZESPOŁU SZKÓŁ SPECJALNYCH PRZY UL.SZPITALNEJ 25 W KNUROWIE	
SPECJALNOŚĆ: ELEKTRYCZNA	PROJEKTOWAŁ: mgr inż. Krzysztof Kolonko upr. bud. nr 147/82	TREŚĆ RYSUNKU: Rzuty. Oświetlenie podstawowe i awaryjne	NR RYSUNKU: E-3
BRANŻA: E	DATA: 02/2019	FAZA: PBW	SKALA: 1:100