


"TK2"

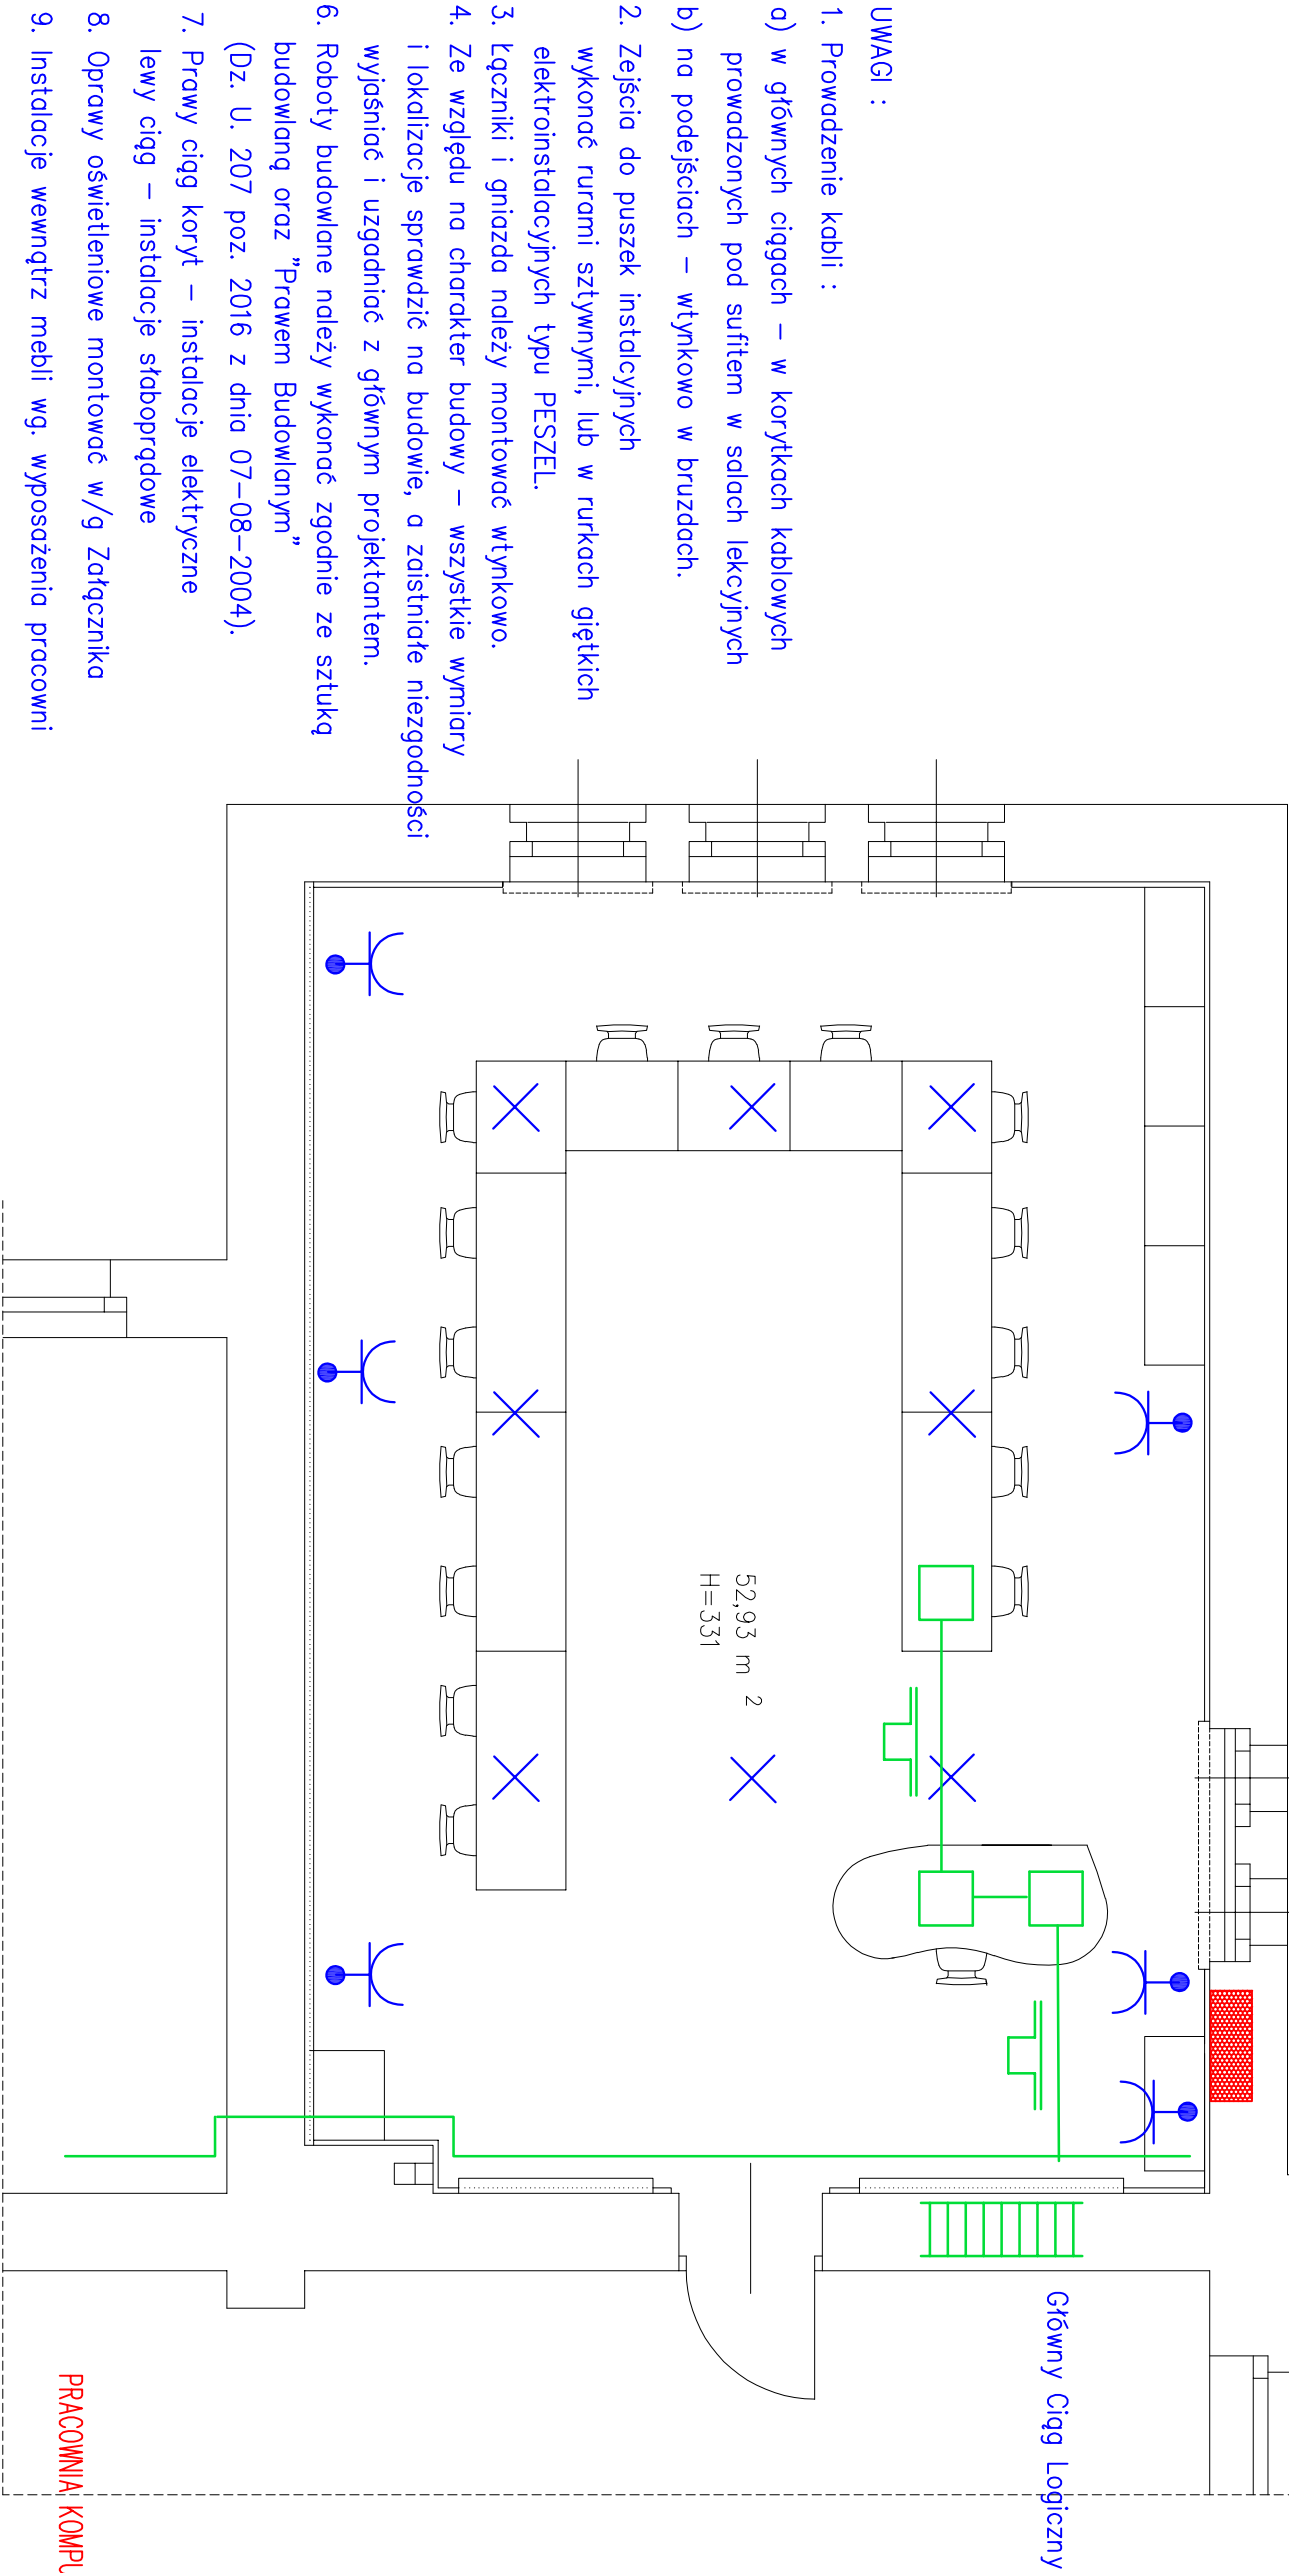

- UWAGI :
1. Prowadzenie kabli :
 - a) w głównych ciągach – w korytkach kablowych prowadzonych pod sufitem w salach lekcyjnych
 - b) na podejściach – wtykowo w bruzdach.
 2. Zejścia do puszek instalacyjnych wykonać rurami sztywnymi, lub w rurkach giętkich elektroinstalacyjnych typu PESZEL.
 3. Łączniki i gniazda należy montować wtykowo.
 4. Ze względu na charakter budowy – wszystkie wymiary i lokalizacje sprawdzić na budowie, a zaistniałe niezgodności wyjaśnić i uzgodnić z głównym projektantem.
 6. Roboty budowlane należy wykonać zgodnie ze sztuką budowlaną oraz "Prawem Budowlanym" (Dz. U. 207 poz. 2016 z dnia 07–08–2004).
 7. Prawy ciąg koryt – instalacje elektryczne lewy ciąg – instalacje słaboprądowe
 8. Oprawy oświetleniowe montować w/g Załącznika
 9. Instalacje wewnątrz mebli wg. wyposażenia pracowni



Gniazdo 2x2p+Z p/t, 16A 250 V



Gniazdo 2p+Z p/t, 16A 250 V IP44



Wypust oświetleniowy



Koryta kablowe



Kanał kablowy podpodłogowy



Puszka podpodłogowa



Rozdzielnia



Rura ochronna

 Miastoprojekt - Gliwice SPÓŁKA Z O.O. 44-100 GŁIWICE, UL. T. KOŚCIUSZKI 6b/6, tel. 32 749 95 25, NIP 631-010-25-19				Nr umowy: WRL-RZP.0.273.0228.2019	
Zadanie inwestycyjne:		"Mistrzowie planowania" - modernizacja i doposażenie pracowni do nauki zawodu technik logistik i technik spedytor		Stadium:	
Inwestor:		Zespół Szkół im. M. Kopernickiej w Pyskowicach		PB-W	
Treść rys.:		Instalacje elektryczne - pracownia K2		Skala: 1:50	
Funkcja	Nazwisko	Nr upr.	Podpis	Data oprac.:	
Projektował	mgr inż. Krzysztof Stalmach	137/90		06.2019	
Opracował	-----			Nr rys.:	
Sprawdził				E06	