
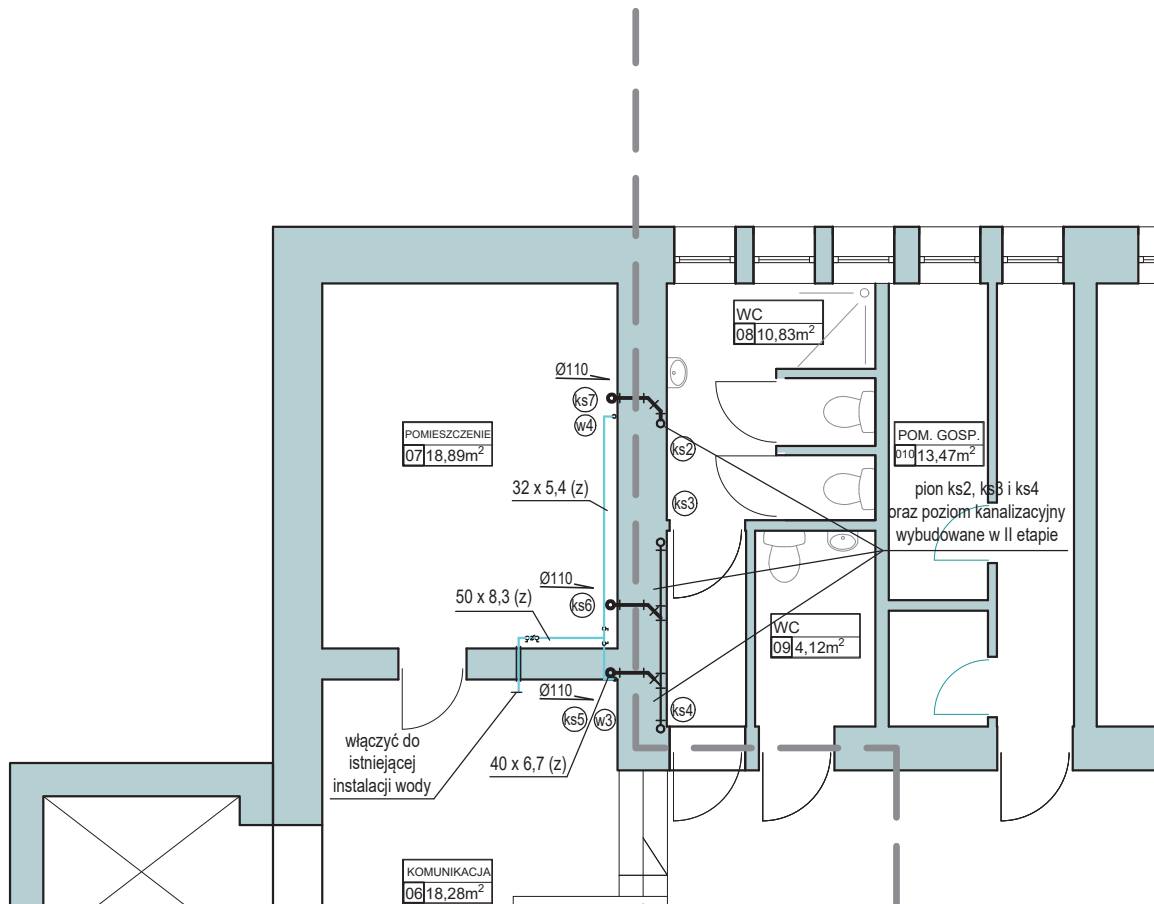


ETAP 3

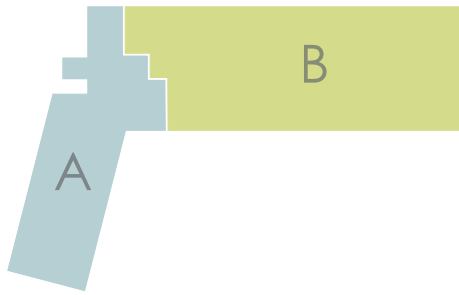

RZUT PIWNIC
1:100

— PROJEKTOWANY PRZEWÓD ZIMNEJ WODY (z) - rury PPR PN20
— PROJEKTOWANY PRZEWÓD KANALIZACJI SANITARNEJ - rury PVC

| | | | |
|---|---|--------------------------|--------------------|
| "ARCUS" S.C. 43-190 Mikołów ul. Wolności 15 tel.: 691-371-388, 697-881-388 | | | |
| INWESTOR: | Powiat Gliwicki, ul. Zygmunta Starego 17, 44-100 Gliwice | | |
| LOKALIZACJA INWESTYCJI: | Ul. Szpitalna 25, 44-196 Knurów | | |
| TEMAT: | ADAPTACJA BUDYNKU PRZY ULICY SZPITALNEJ 25 W KNUROWIE NA POTRZEBY PLACÓWEK OŚWIATOWYCH | | |
| OPRACOWAŁ: | mgr inż. Piotr Goryczka | 579/01 SLK/IS/5775/02 | DATA: 08.2024 |
| PROJEKTOWAŁ: | mgr inż. Piotr Goryczka | 579/01 SLK/IS/5775/02 | SKALA: 1:100 |
| NAZWA RYSUNKU: | RZUT PIWNIC - INSTALACJA WOD-KAN | | NR RYS.: E3_WK1 |