



klatka schodowa K1
RZUT I PIĘTRA 1:50

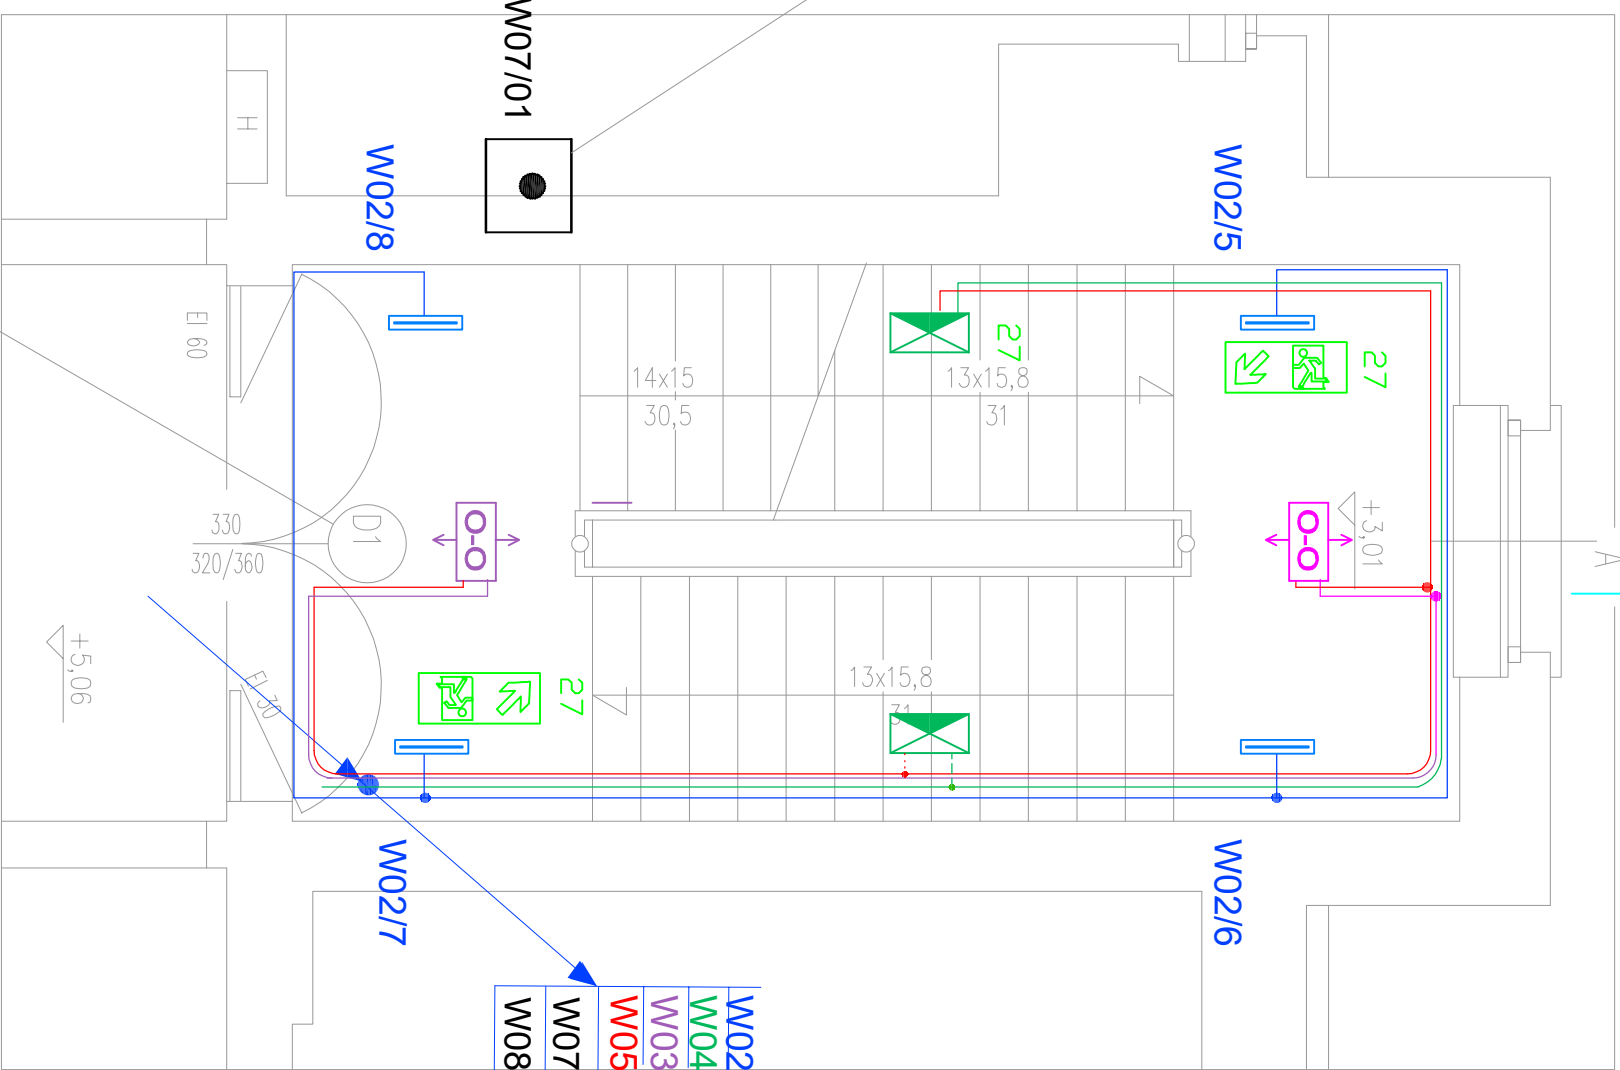

Tablica zasilająca
platforma I

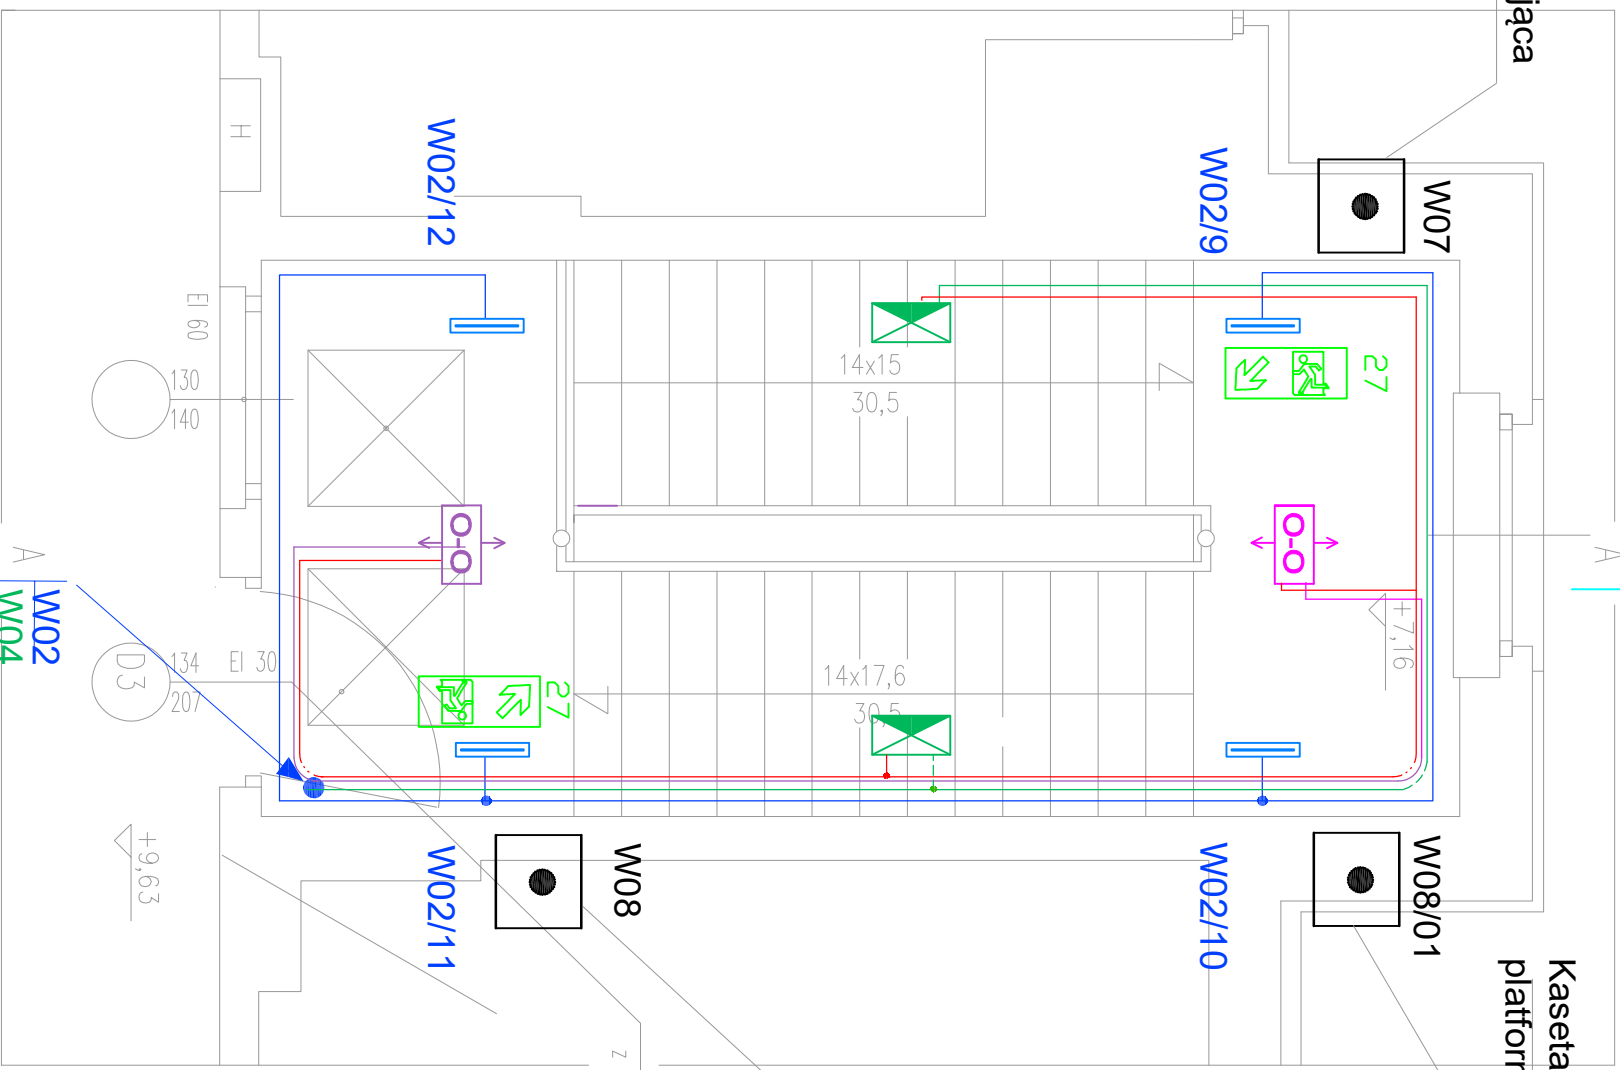

Kaseła sterująca
platforma II


Tablica zasilająca
platforma II

- UWAGI:
- Oprawy w komunikacji (korytarze-klatka schodowa) realizować zgodnie z projektem.
 - Lokalizację opraw komunikacyjnych na klatce należy uzgodnić z promieniem otwierania drzwi III.
 - Wysokość montażu opraw na suficie h=250cm.
 - Oprawy montowane na ścianie posiadają dodatkowe oznaczenie dot. montażu naściennego. Wysokości montażu ok. 200cm.
 - Rozmieszczenie opraw kierunkowych, drogi ewakuacji oraz dobór piktogramów należy skonsultować ze specjalistą do spraw p.poż.
 - Oprawy kierunkowe naściennie wieszac na wysokości maks. 200cm lub nad drzwiami.
 - Rozmieszczenie opraw rastrowych - komunikacyjnych korytarza parteru - należy skonsultować z architektem i dostosować do rusztu sufitu podwieszanego.
 - Na podestach piętrowych i półpiętrach - stosować piktogramy fluorescencyjne - zgodnie z rysunkiem.
 - Rozdzielnic H-302 R podłączyć przewodem komunikacyjnym YTKSY ekw 1x2x0,8 z centralną H-302 C
 - Sterowanie oświetleniem komunikacyjnym - czujnikami zainstalowanymi w oprawach.
 - Obwody oświetlenia awaryjnego należy wpiąć pod zabezpieczenia odpowiedzialnych im obwodom oświetlenia podstawowego. Pozwala to na uruchomienie oświetlenia awaryjnego w przypadku uszkodzeń obwodów lokalnych.
 - Prowadzenie kabli wykonkowo - na uchwytach EI90.
 - Trasy kabli odpinne dla oświetlenia i oddymiania.

LEGENDA

- 05
- L1
- oprawa ewakuacyjna PRIMOS SGN 7W/230 V
 - z piktogramem (nr zgodny z legendą)
 - oprawa Ledinoite 17W / 230 V
 - montowana kinkietowo
 - oprawa ewakuacyjna PRIMOS II 7W/230 V
 - oprawa ewakuacyjna PRIMOS SGN 7W/230 V
 - bez piktogramu (nad biegiem schodów)
 - oprawa TELESTO - ewakuacyjna
 - linia komunikacyjna YTKSY ekw 1x2x0,8
 - zasilanie oświetlenia ewakuacyjnego YDY 4x1,5
 - zasilanie oświetlenia kierunkowego YDY 4x1,5
 - zasilanie oświetlenia komunikacyjnego YDY 3x1,5
 - z tablicy piętrowej
 - piktogram fluorescencyjny

proj. ścianki drzwiowa
(drzwi stale otwarte
z obustronną elektromechaniczną blokadą)

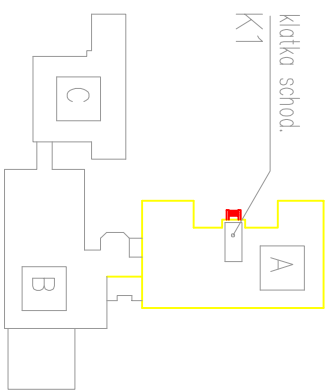

KODY PIKTOGRAMÓW

- KOD: 05
- KOD: 16
- KOD: 17
- KOD: 21
- KOD: 27

Miastoprojekt - Gliwice		Nr umowy:	
44-100 GŁIWICE, UL. KOŚCIUSZKI 88/6, tel.32-257-43-37		WPR-A2PZO.273.00032.20718	
Zadanie inwest.: Przebudowa klatki schodowej K1		Stadium: P.W.	
w bud. A Starostwa Powiatowego w Gliwicach – AKTUALIZACJA			
Treść rys.: INSTALACJE NISKOPRĄDOWE I ELEKTRYCZNE		Skala: 1:50	
Bud A - plan instalacji elektrycznych - I i II piętro			
Funkcja	Nazwisko	Nr upr.	Podpis
Projektował mgr inż. Krzysztof Stalmach		137/90	
Opracował			Nr rys.: 03.2018
Sprawdził mgr inż. Danuta Szpetman		SLK/6812/PWBE/16	E-07